






1 PLANTA BAIXA
ESCALA 1/75

LEGENDA DE SINALIZAÇÃO		simbolo	quant.	descricao
01	01		01	PLACA DE SINALIZAÇÃO DE ORIENTAÇÃO DE SAÍDA (CORREIA OU ESCADARIA) SINALIZADA NA MARGEM À DESTREITA DO PASSO À SÉGUIR SINALIZADA
01	01		01	PLACA DE SINALIZAÇÃO DE ORIENTAÇÃO DE SAÍDA INSTALADA NO TETO OU NA MARGEM À DREITA DA MARGEM
01	01		01	PLACA DE SINALIZAÇÃO DE ORIENTAÇÃO DE SAÍDA INSTALADA NA MARGEM À DESTREITA DO PASSO À SÉGUIR SINALIZADA
02	02		02	PLACA DE SINALIZAÇÃO DE ORIENTAÇÃO DE SAÍDA INSTALADA NA MARGEM À DESTREITA DO PASSO À SÉGUIR SINALIZADA
LEGENDA DE C.I. - EXTINTORES				
01	01		01	EXTINTOR PORTÁTIL, C/ CILINDRO DE 10 LITROS C/ CAPACIDADE EXTINTORA 2-A-20-80 Kg


OS PROJETOS DEVEM SER ADAPTADOS TÉCNICAMENTE CONFORME AS NECESSIDADES MUNICIPAIS.

FNDE Fundo Nacional de Desenvolvimento de Educação
BRASIL GOVERNO FEDERAL
 PATRIA EDUCADORA

PROJETO PADRÃO - FNDE


PROPRIETÁRIO :	
ENDEREÇO :	
MUNICÍPIO - UF:	
PROPRIETÁRIO	
RESP. TÉCNICO	CREA
AUTOR DO PROJETO	CAU
DIFUSO	CREA

02 PLACAS DE SINALIZAÇÃO DE EXTINTOR
SEMI ESCALA

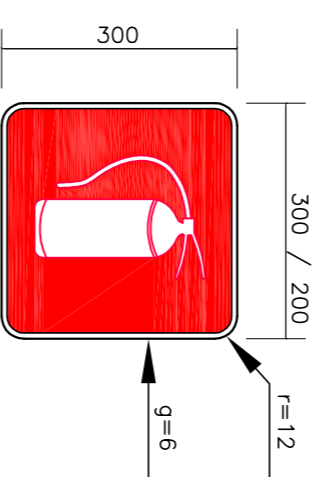


Iluminação de Emergência 30 leds - Lithium

- Características:**
- Luminária com 30 leds SMD de Auto Brlho;
 - Bateria de Lithium 3,7V, 1,2Ah;
 - Fluxo luminoso máximo: 120lm / mínimo: 90lm;
 - Chave seletora para intensidade de luz;
 - Tensão de rede Bivolt automático (127/220V);
 - Dimensões: 38,5x30,5x23,5 cm;
 - Botão de teste;
 - Consumo de energia: 1,5W;
 - Autonomia: 6 horas (fluxo mínimo);
 - Autonomia: 3 horas (fluxo máximo);

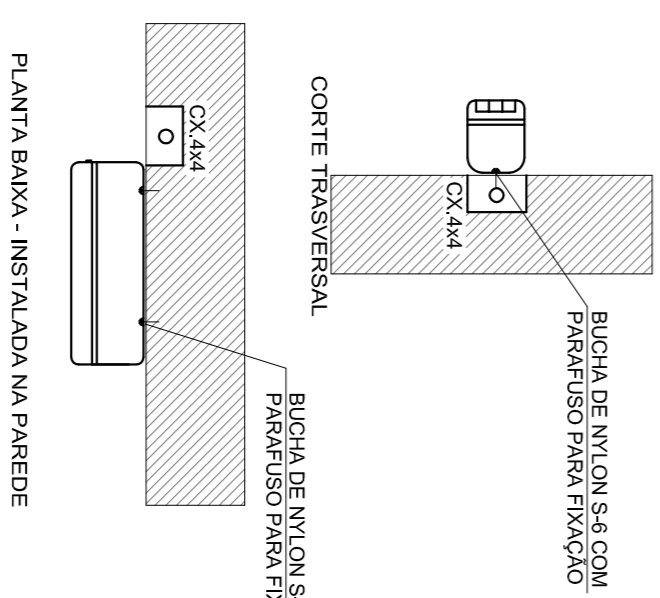

03 LUMINÁRIA DE EMERGÊNCIA AUTÔNOMA
SEMI ESCALA

04 DET. - EXTINTOR
SEMI ESCALA

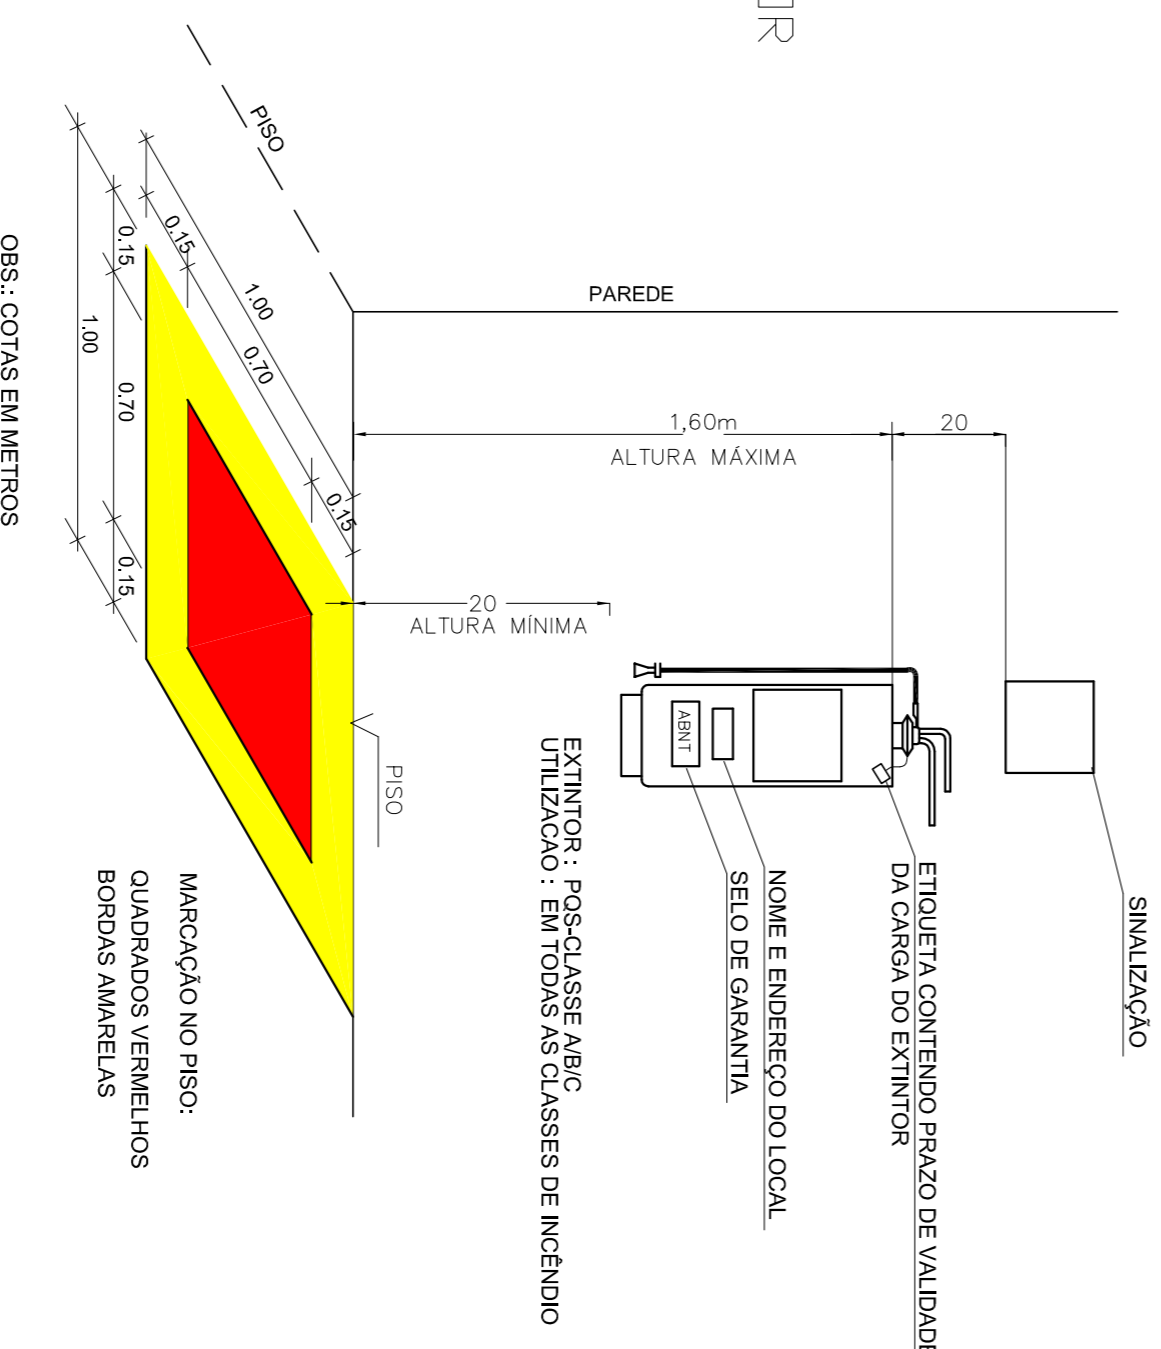

OBSERVAÇÕES:			
MÓDULO DE EDUCAÇÃO INFANTIL			
PROJETO DE INSTALAÇÕES			
COORDENAÇÃO	PREVENÇÃO E COMBATE A INCÊNDIO	ESCALA	PRIMEIRA
CGEST - Coordenação Geral de Infraestrutura Educacional	Iluminação de emergência, Sinalização e Expositores	INDICADA	01/01
REVISÃO		INDICADA	
FORNATO - pmf(164/20)		DATA EMISSÃO	
		16/05/2015	