




PLANTA BAIXA

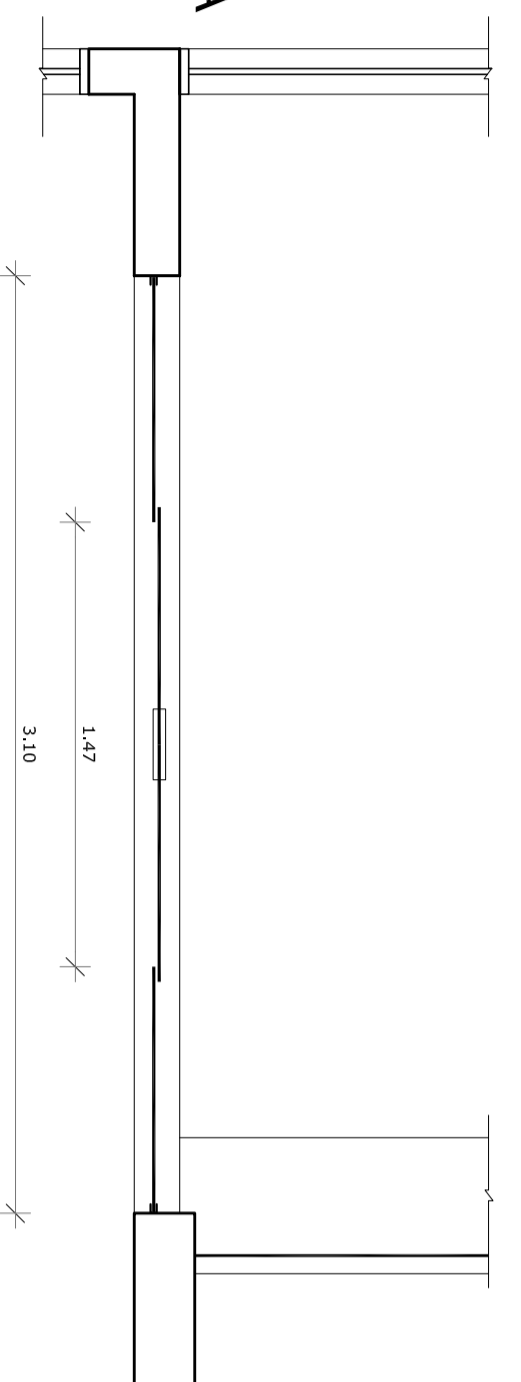

ESCALARIA DE VÍDEO TEMPERADO
ESPESURA 10mm

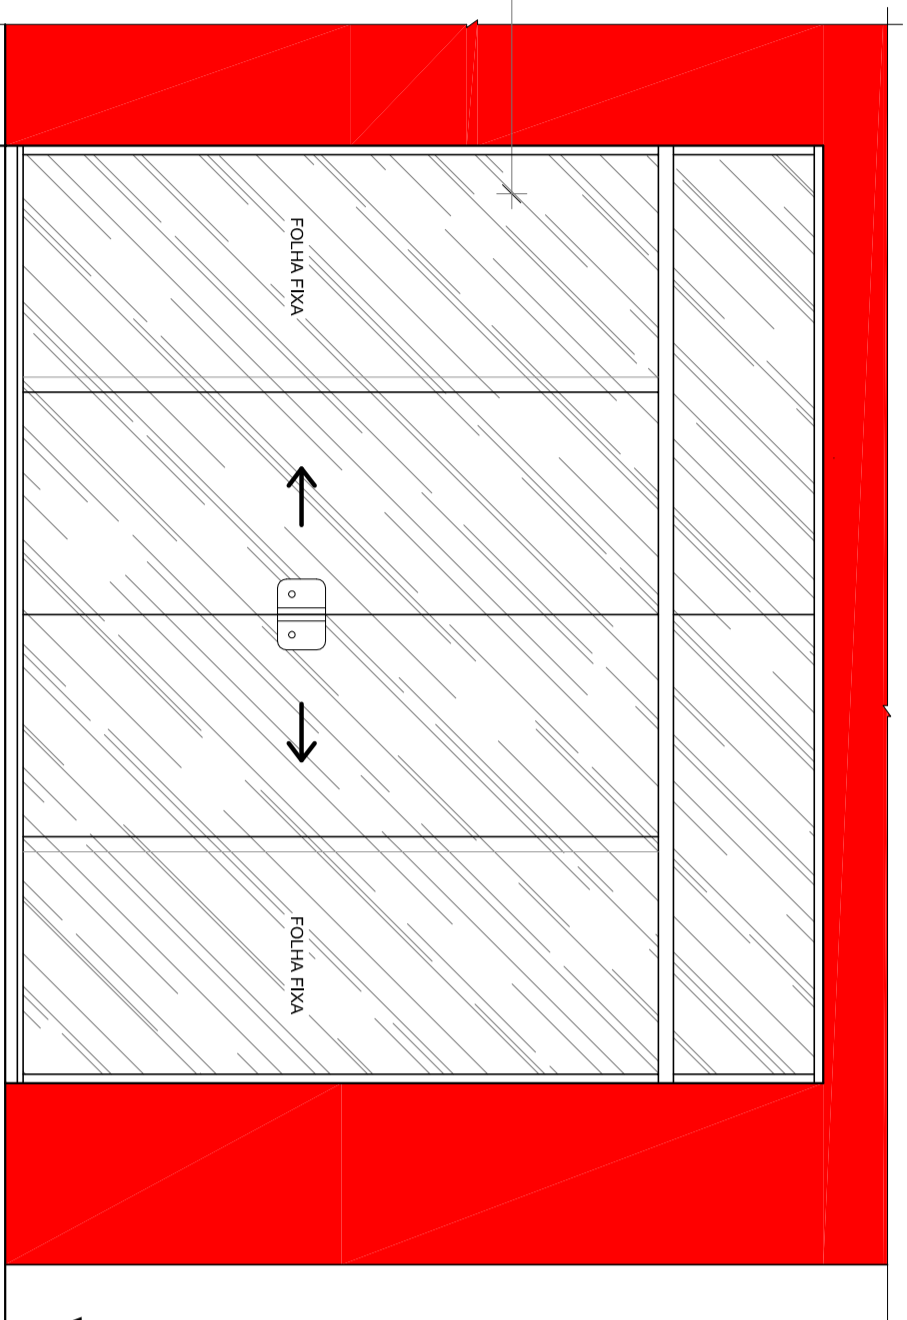

VISTA 01

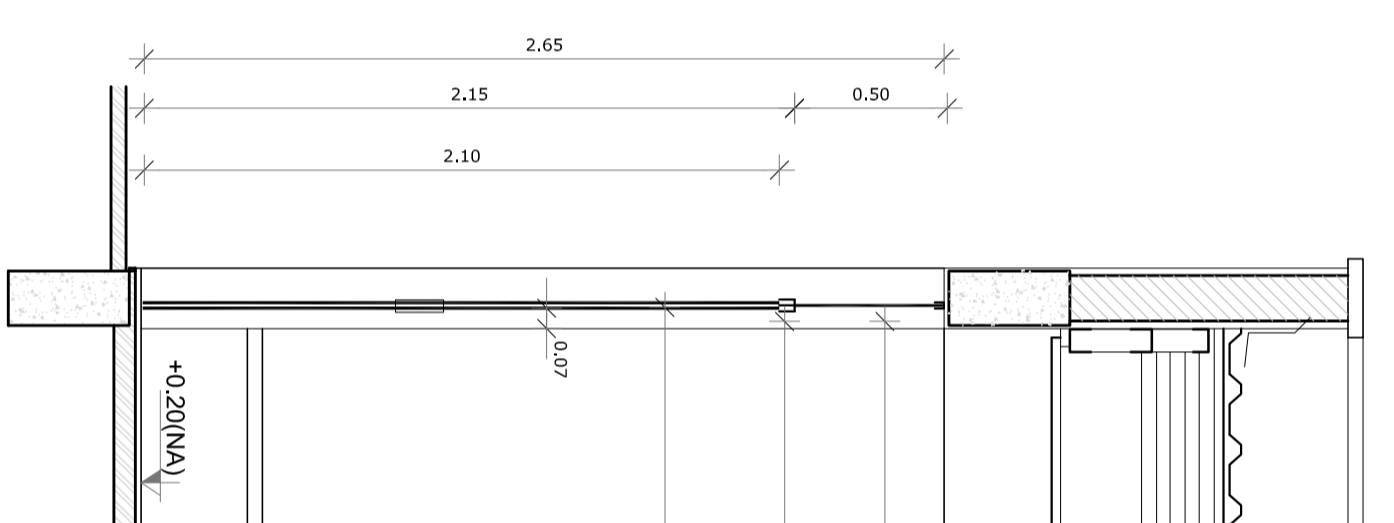

CORTE A


BANDEIRA DE VÍDEO FIXO
TRILHO DE ALUMÍNIO BRANCO
PORTAS DE VÍDEO TEMPERADO
ESPESURA 10mm

1 DETALHE 02


ESCALA 1/25

2 PLANTA PAIXA


ESCALA 1/100

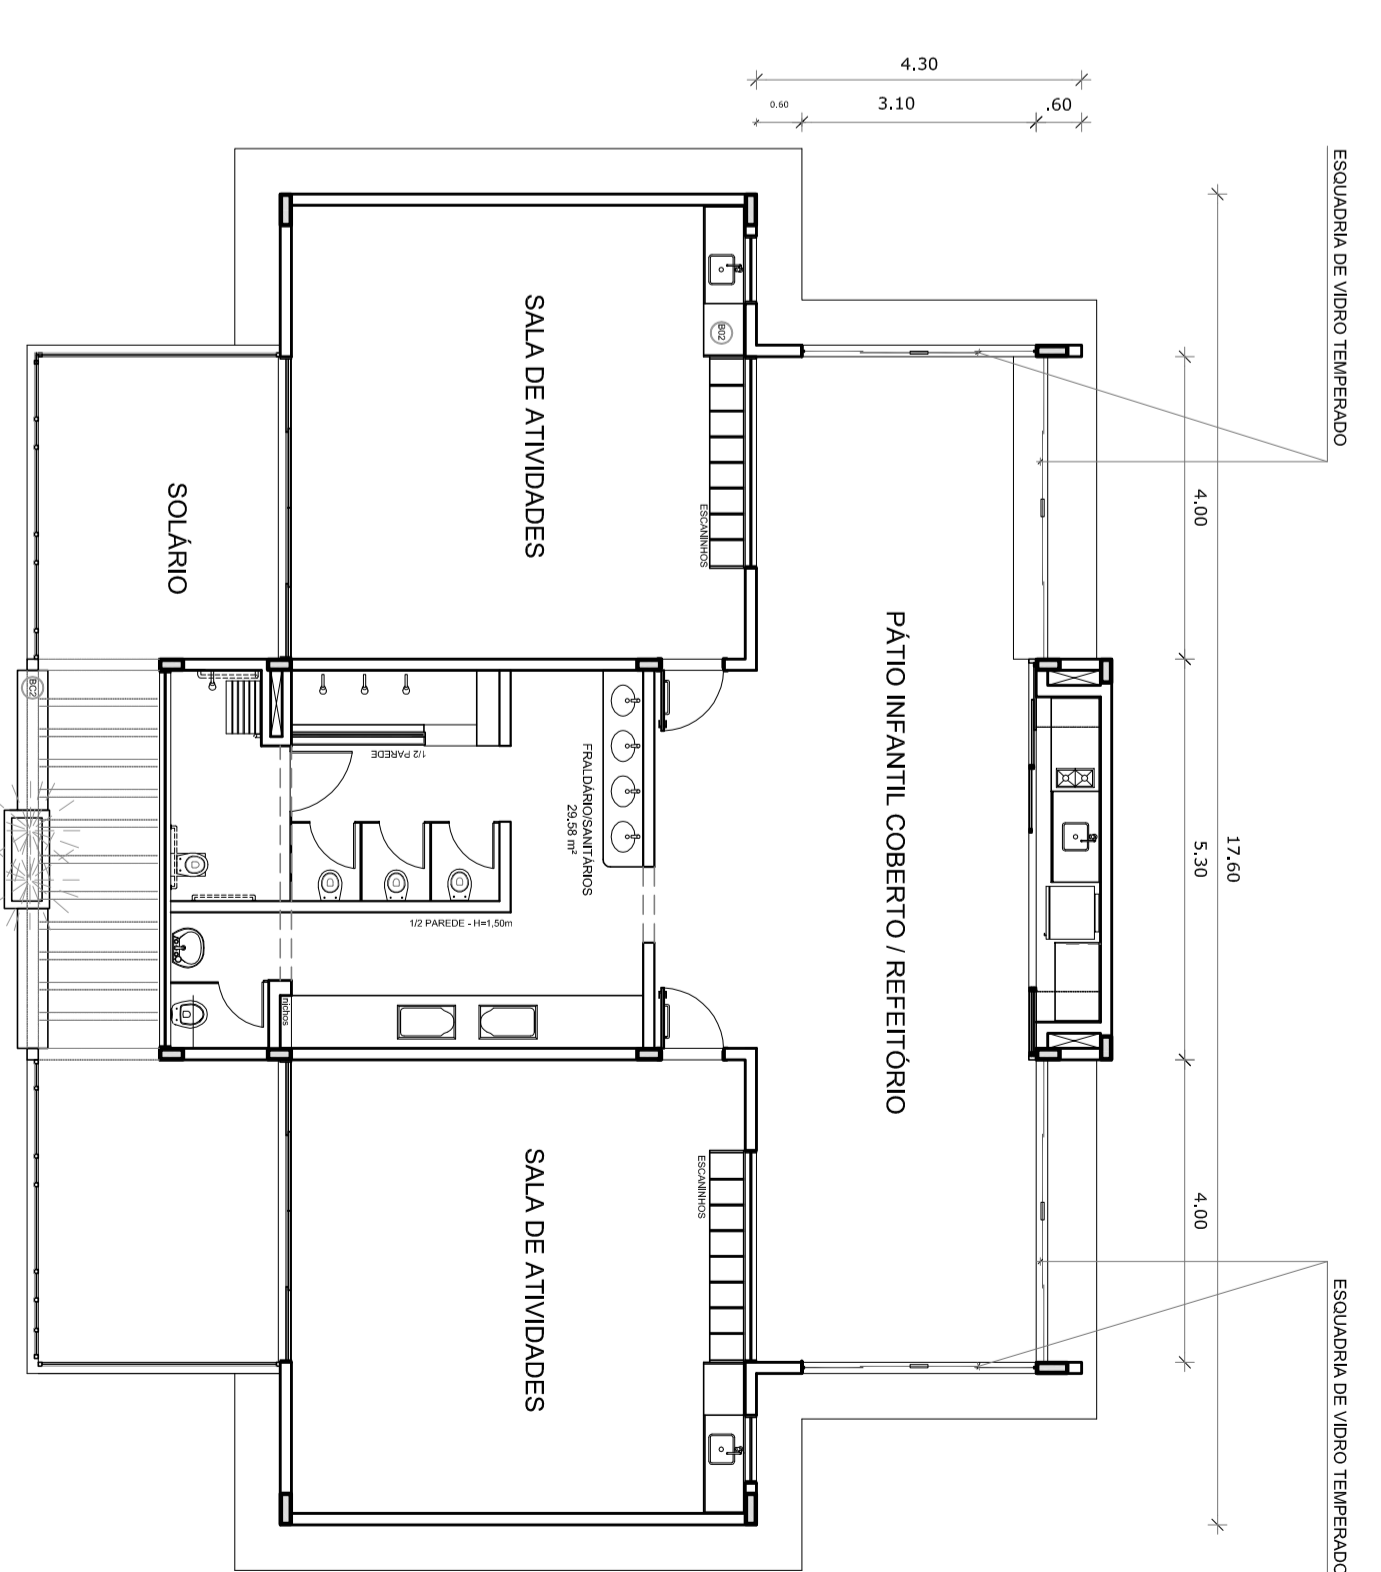


PLANTA BAIXA

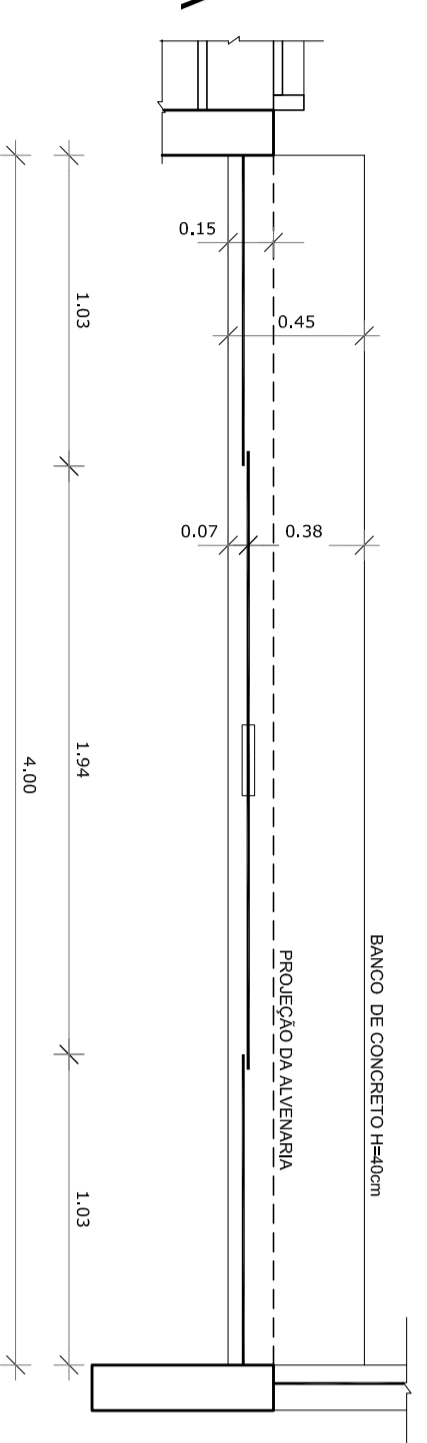

ESCALARIA DE VÍDEO TEMPERADO
ESPESURA 10mm

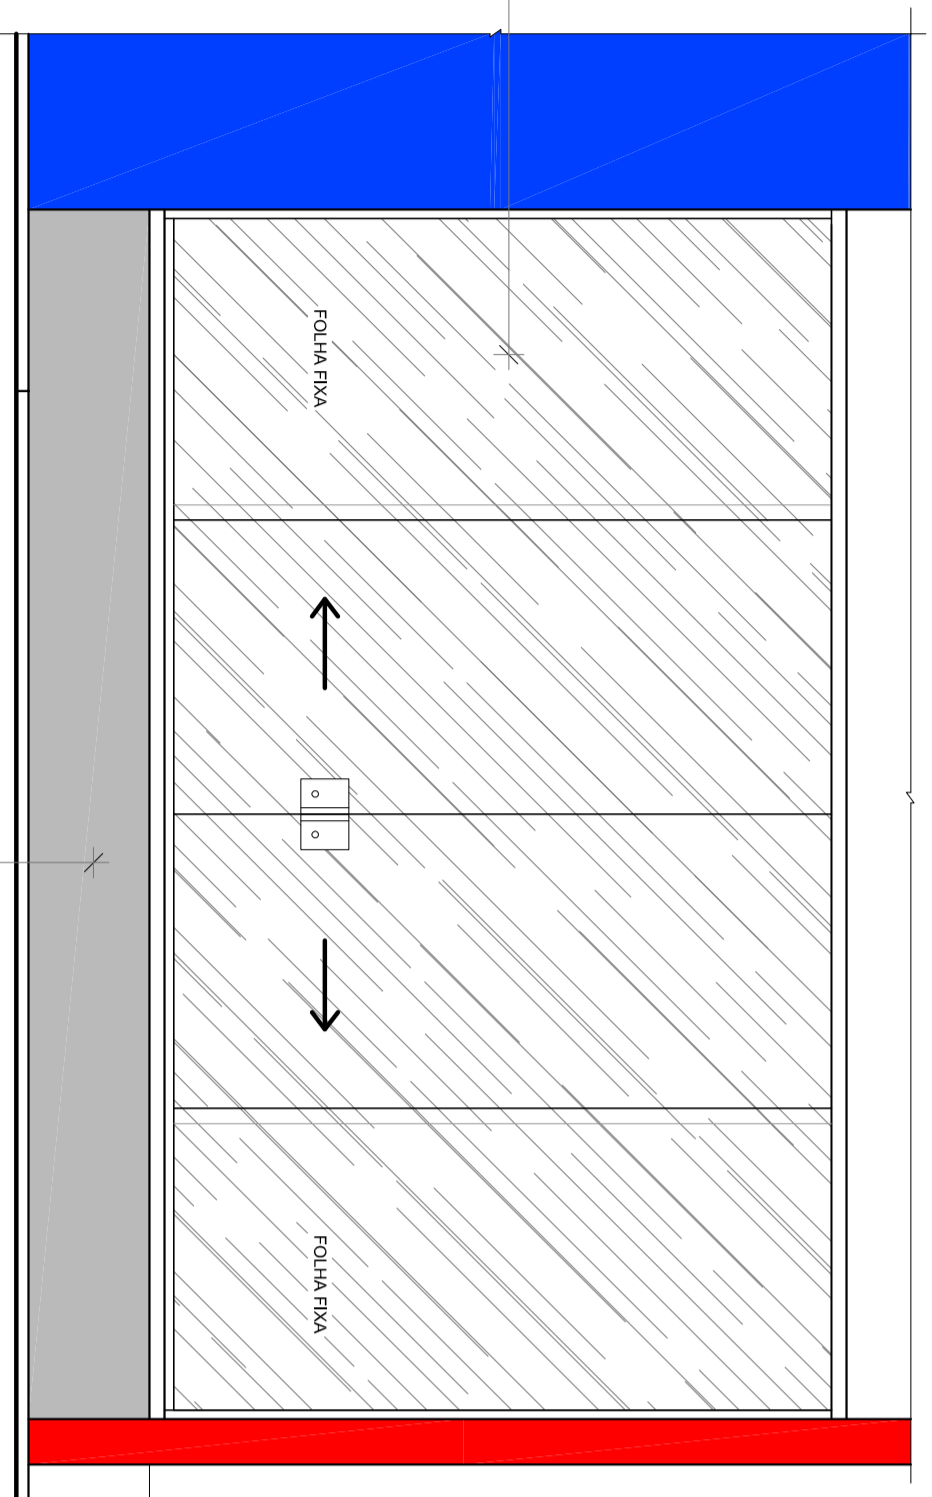

VISTA 01

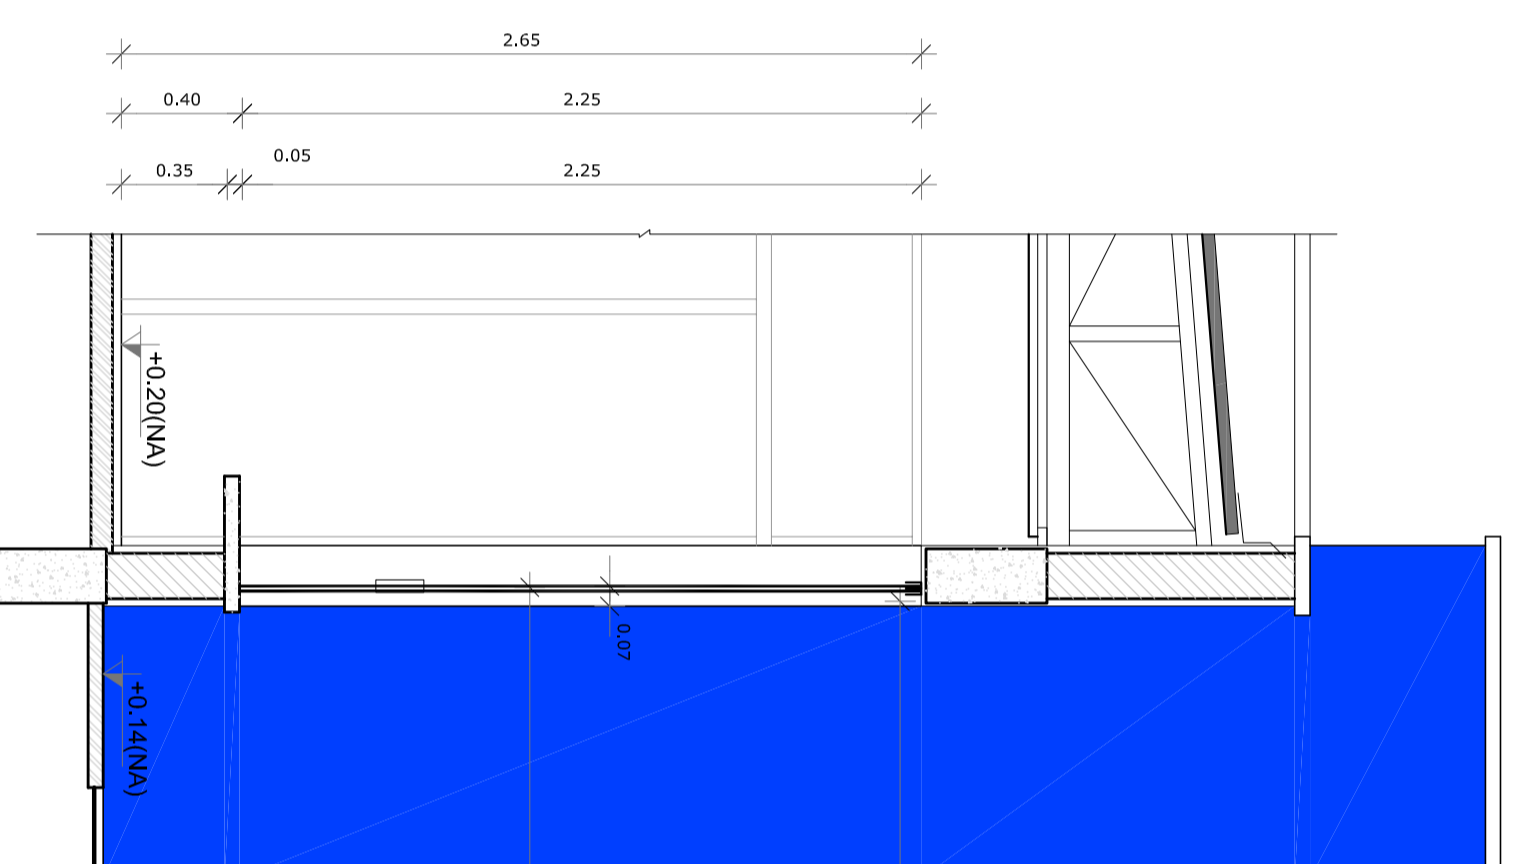

CORTE A

TRILHO DE ALUMÍNIO BRANCO
ESCALARIA DE VÍDEO TEMPERADO
ESPESURA 10mm


3 DETALHE 01

ESCALA 1/25

OBSERVAÇÃO
ESTE PROJETO NÃO ESTÁ INCLuíDO NO ESCOPO DO PROJETO PADRÃO FNDE MÓDULO DE EDUCAÇÃO INFANTIL, PORTANTO O MESMO SERVIRÁ APENAS COMO SUGESTÃO.

4 ELEVACÃO LONGITUDINAL


ESCALA 1/100

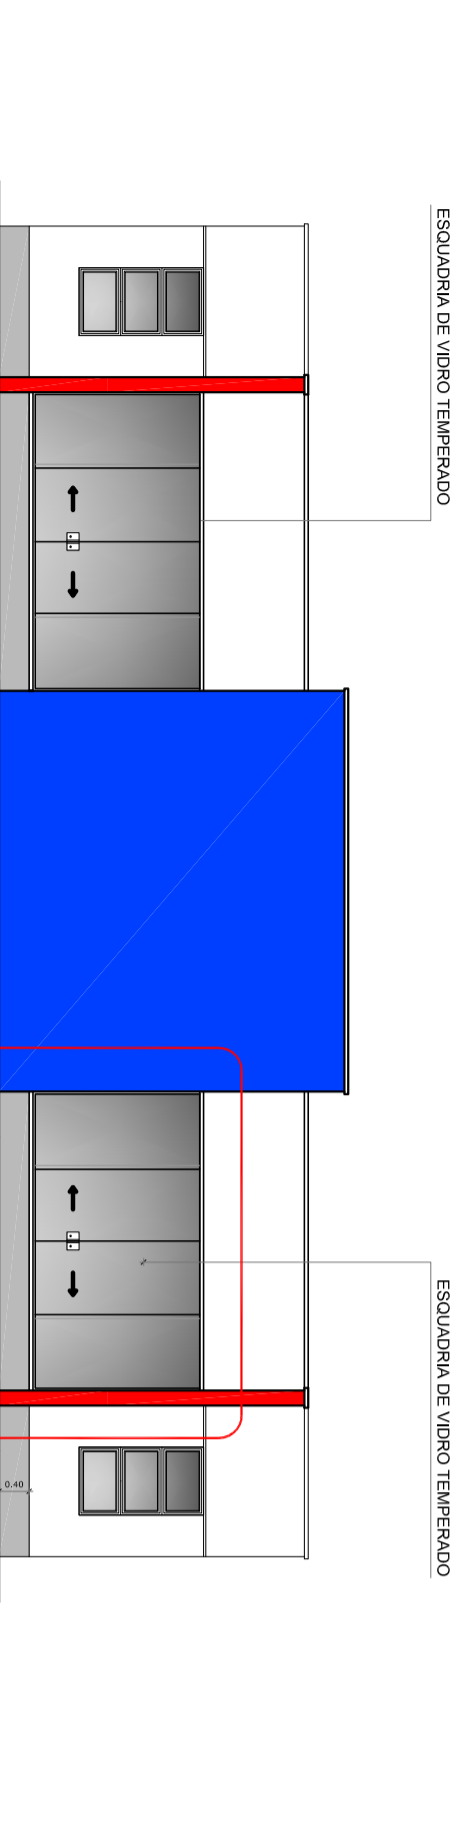

DETALHE 01

5 ELEVACÃO TRANSVERSAL

ESCALA 1/100

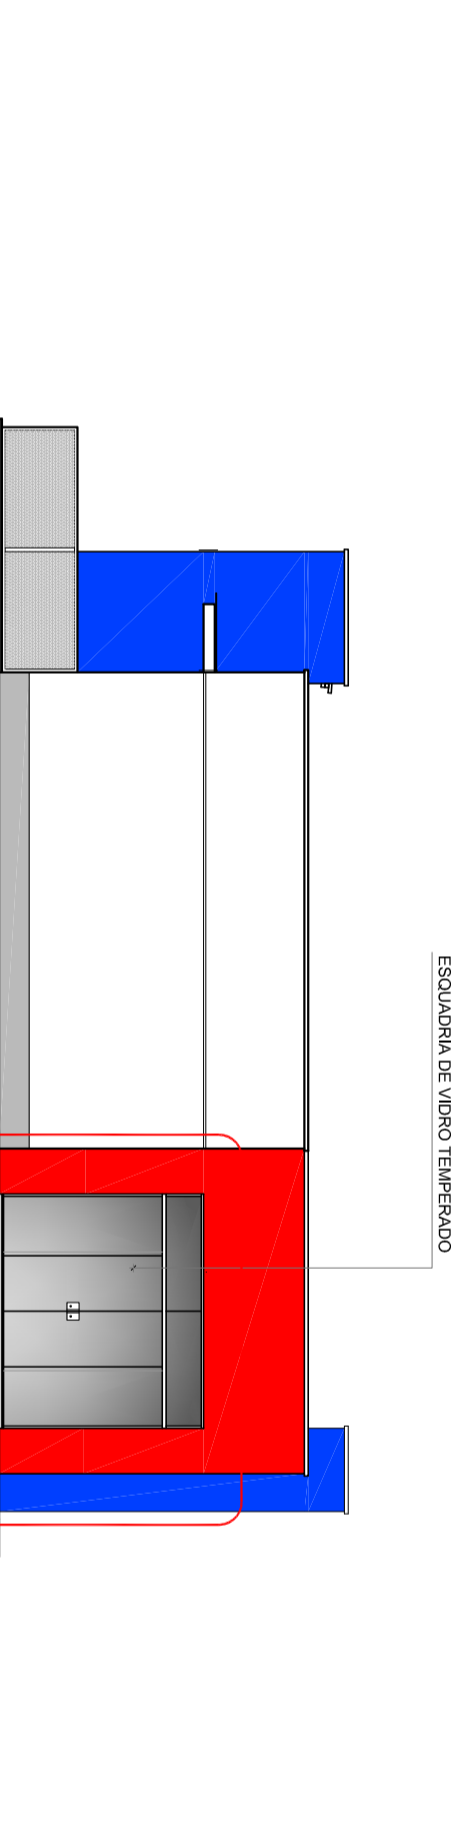

DETALHE 02

PROJETO PADRÃO - FNDE

FNDE Fundo Nacional de Desenvolvimento da Educação
Ministério da Educação
BRASIL GOVERNO FEDERAL
PÁTRIA EDUCADORA

PROPRIETÁRIO:

ENGENHEIRO:

MUNICÍPIO - UF:

PROPRIETÁRIO

RESP. TÉCNICO

AUTOR DO PROJETO

DUFO

RA

CEGA

CEGA

CEGA

RA

RA

OBSERVAÇÕES:

MÓDULO DE EDUCAÇÃO INFANTIL PROJETO DE ARQUITETURA

CONSERVAÇÃO
CEBST - Condensação
Genral de Infraestrutura
Educativa

FORMATO A18x14(50)

TECNOLOGIA R.00

ESCALA INDICADA
DATA EMISSÃO NOVEMBRO/2015

PRONCIA 14/14