


RUA ANA DE SOUZA CALEGARI

SISTEMA DE LAZER

SISTEMA DE LAZER

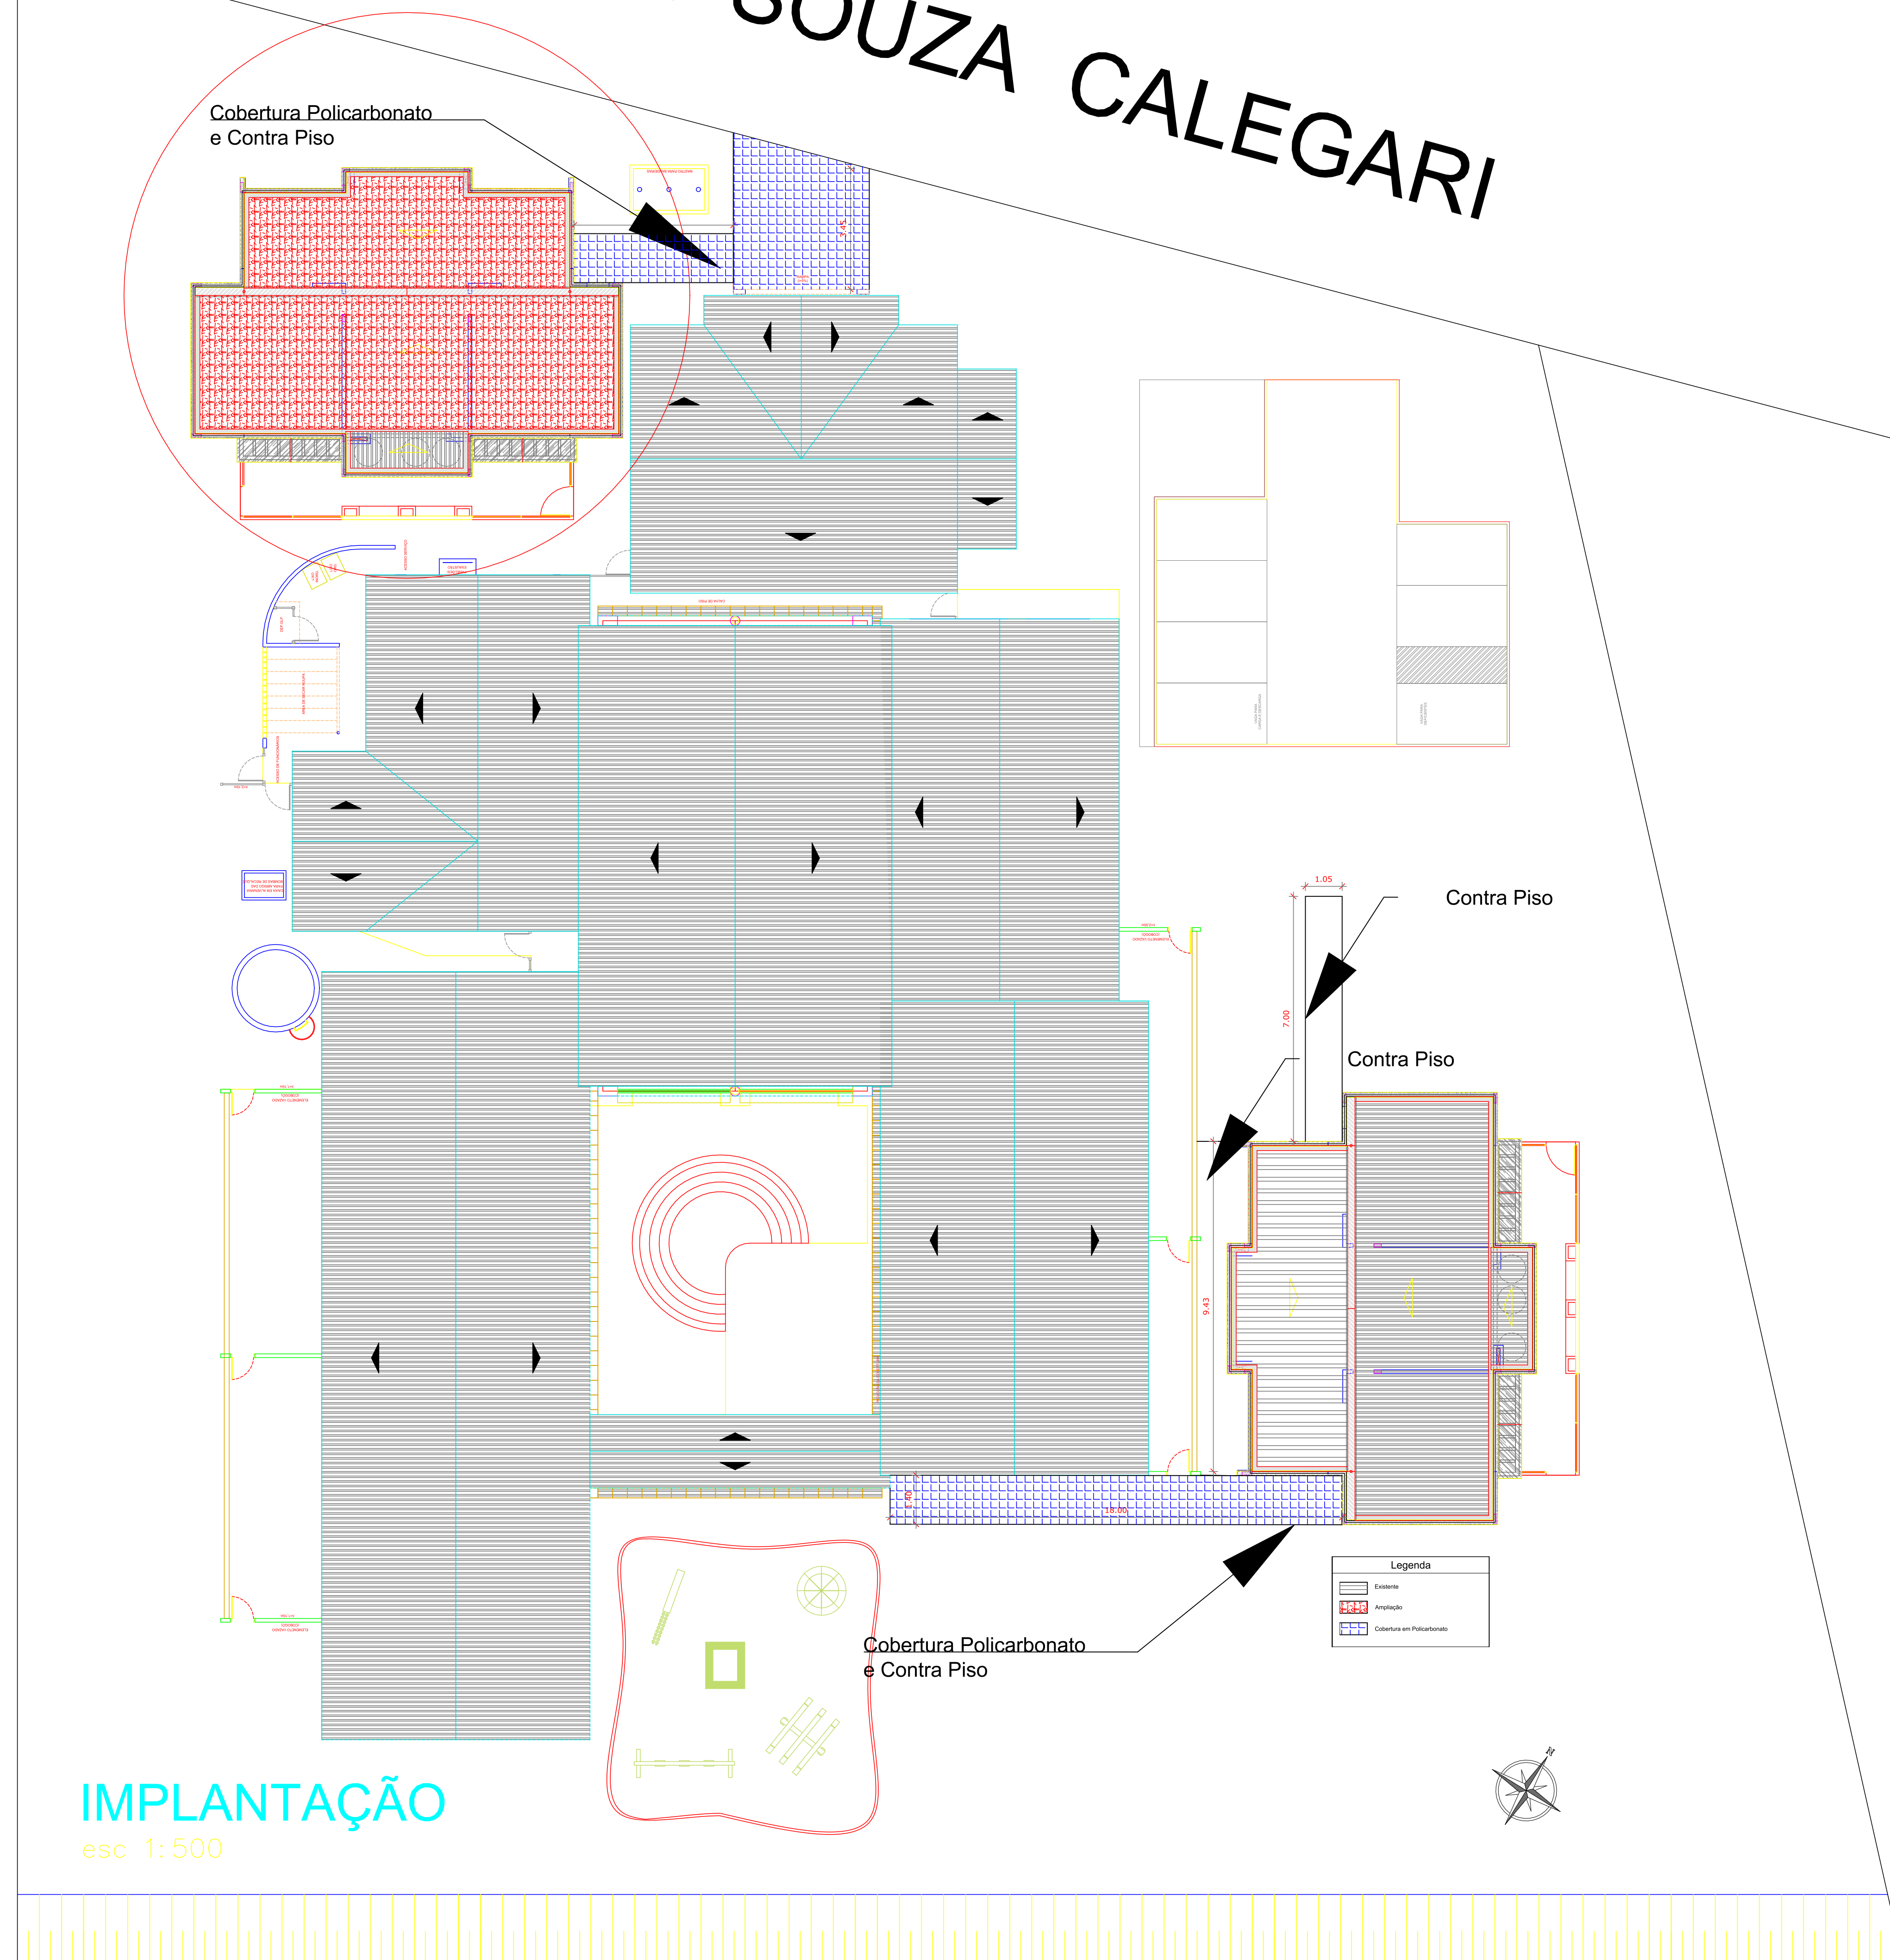

IMPLANTAÇÃO
esc. 1:500

PROJETO - IMPLANTAÇÃO-

PREFEITURA MUNICIPAL DE MONTE ALTO

EMEB - LAIS AMANDA

RUA: ANA DE SOUZA CALEGARI - N° 421

BAIRRO: JARDIM VERA CRUZ

Planta Baixa

ESCALA 1:100

JOÃO PAULO ZERBINATI
ENGENHEIRO CIVIL
CREA N. 926.926.344-0

FOLHA
UNICA