

AV: MARECHAL DEODORO DA FONSECA


RUA CORONEL MEDEIROS

Quadro de cargas QD4

DESCRIÇÃO	Pot Tensão			I	Disj	Secção	Fases	R.S.T	Circuitos
	W	V	A						
AR-1 CONDICIONADO	1600	220	7.27	16	2.5	"	"	"	1
AR-2 CONDICIONADO	1600	220	7.27	16	2.5	"	"	"	2
RESERVA									3
RESERVA									4
LUMINAÇÃO	460	127	3.62	16	2.5	"	"	"	5
TOMADAS	1200	127	9.44	25	4	"	"	"	6
RESERVA									7
RESERVA									8
RESERVA									9
RESERVA									10
RESERVA									11

Quadro de cargas QD3

DESCRIÇÃO	Pot Tensão			I	Disj	Secção	Fases	R.S.T	Circuitos
	W	V	A						
AR-1 CONDICIONADO	1600	220	7.27	16	2.5	"	"	"	1
AR-2 CONDICIONADO	1600	220	7.27	16	2.5	"	"	"	2
AR-3 CONDICIONADO	1600	220	7.27	16	2.5	"	"	"	3
AR-4 CONDICIONADO	1600	220	7.27	16	2.5	"	"	"	4
AR-5 CONDICIONADO	1600	220	7.27	16	2.5	"	"	"	5
AR-6 CONDICIONADO	220	7.27	16	2.5	"	"	"	"	6
TOMADAS T.V	600	127	4.72	20	2.5	"	"	"	7
AR-7 CONDICIONADO	1600	220	7.27	16	2.5	"	"	"	8
AR-8 CONDICIONADO	1600	220	7.27	16	2.5	"	"	"	9
AR-9 CONDICIONADO	1600	220	7.27	16	2.5	"	"	"	10
AR-10 CONDICIONADO	1600	220	7.27	16	2.5	"	"	"	11
AR-11 CONDICIONADO	1600	220	7.27	16	2.5	"	"	"	12
AR-12 CONDICIONADO	1600	220	7.27	16	2.5	"	"	"	13
TOMADAS T.V	600	127	4.72	20	2.5	"	"	"	14

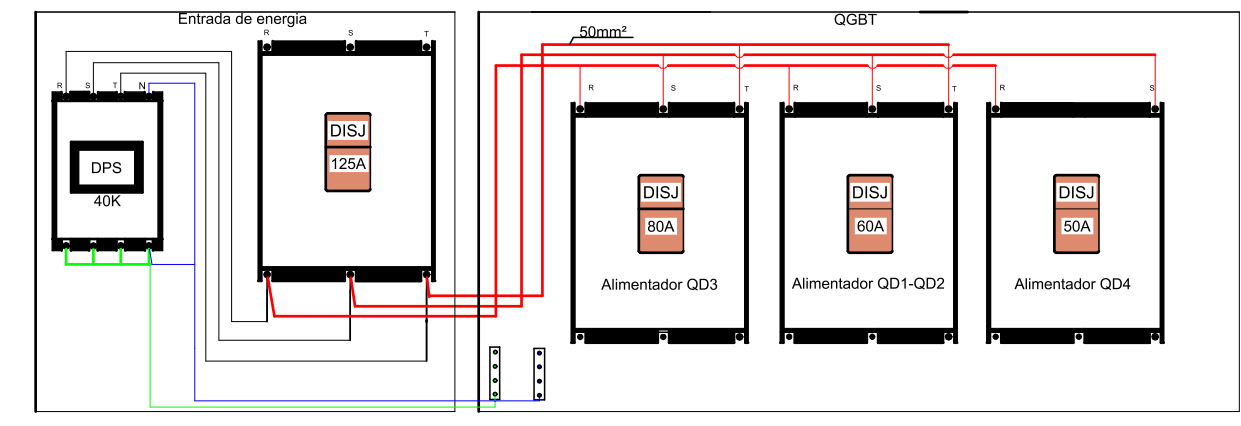

**Legenda**

- Entrada de energia
- Quadro de cargas-1.50m-do piso
- QGBT-Quadro geral de baixa tensão
- Tomada universal 2P+T 1.10m do piso
- Tomada universal 2p+t 0.40 cm do piso
- Controle ventilador
- Ventilador de parede
- Interceptor 1 polo simples
- Caixa de passagem embutida no piso
- Tubulação elétrica embutida no piso (envelopada)
- Cabo flexível pp

Fase  
 Neutro  
 Terra  
 Retorno

**PROJETO ELÉTRICO**

PREFEITURA MUNICIPAL DE MONTE ALTO FOLHA ÚNICA

EMEB - ANTONIA FLORENZANO

RUA: Marechal Deodoro da Fonseca n.370

Planta Baixa

ESCALA 1:100

---

RUBENS BENEDITO DA SILVA  
CFT-03019558832

PREFEITURA MUNICIPAL DE MONTE ALTO  
CNPJ: 51.816.247/0001-11  
PROPRIETÁRIO (A)