
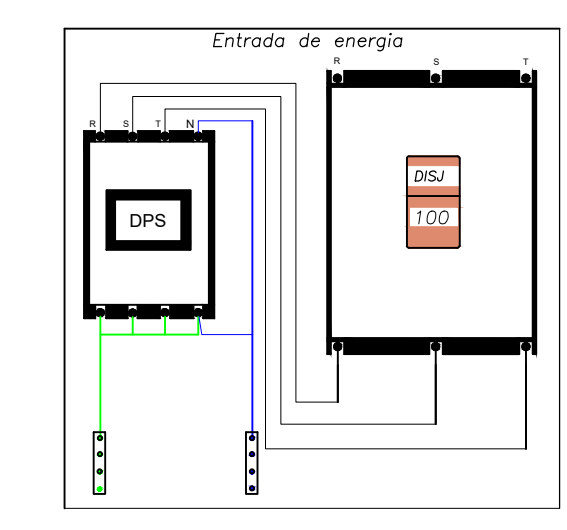


Quadro de cargas Q01

DESCRIÇÃO	Tensão			Disj	Secção	Fases	Dispositivos	Dispositivos	Dispositivos	Dispositivos	DESCRIÇÃO	Tensão			Disj	Secção	Fases
	W	V	A									W	V	A			
AR-1 CONDICIONADO	1600	220	7.27	16	2.5	R S	1				AR-10 CONDICIONADO	1600	220	7.27	16	2.5	R S
AR-2 CONDICIONADO	1600	220	7.27	16	2.5	R	2				AR-11 CONDICIONADO	1600	220	7.27	16	2.5	T
AR-3 CONDICIONADO	1600	220	7.27	16	2.5	S	3				AR-12 CONDICIONADO	1600	220	7.27	16	4	S
AR-4 CONDICIONADO	1600	220	7.27	16	2.5	R	4				AR-13 CONDICIONADO	1600	220	7.27	16	4	R S
AR-5 CONDICIONADO	1600	220	7.27	16	2.5	T	5				AR-14 CONDICIONADO	1600	220	7.27	16	4	T
AR-6 CONDICIONADO	1600	220	7.27	16	2.5	S	6				AR-15 CONDICIONADO	1600	220	7.27	16	4	S
AR-7 CONDICIONADO	1600	220	7.27	16	4	R S	7				AR-16 CONDICIONADO	1600	220	7.27	16	4	R S
AR-8 CONDICIONADO	1600	220	7.27	16	4	T	8				AR-17 CONDICIONADO	1600	220	7.27	16	4	T
AR-9 CONDICIONADO	1600	220	7.27	16	4	S	9				AR-18 CONDICIONADO	1600	220	7.27	16	4	S

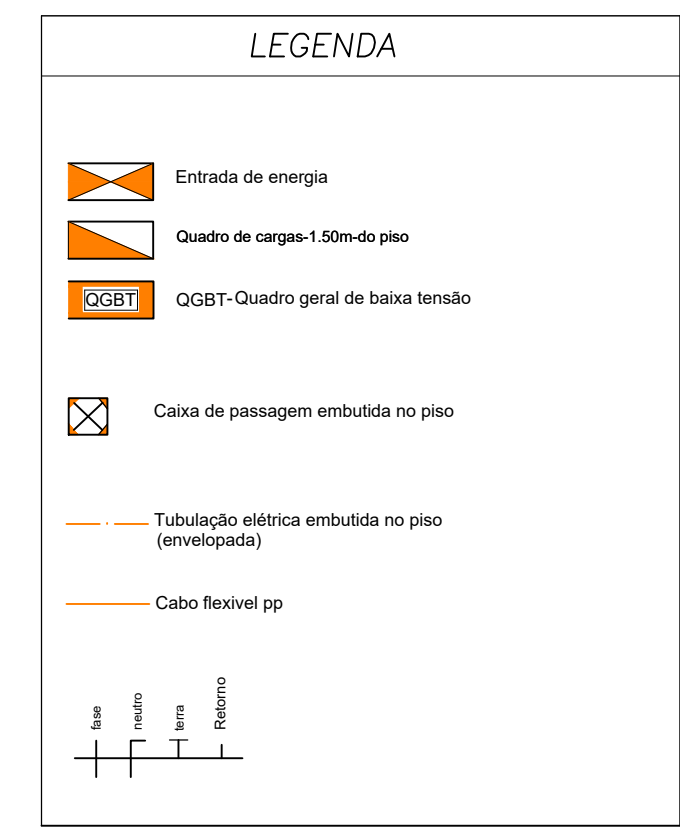

RUBENS BENEDITO DA SILVA

## PROJETO ELÉTRICO

PREFEITURA MUNICIPAL DE MONTE ALTO  
EMEB APARECIDA IZILDA DEOLINDO

RUA DAS PRIMAVERAS N.375 JARDIM PARAISO

Planta Baixa

ESCALA 1:100

RUBENS BENEDITO DA SILVA  
CFT-03019558832

FOLHA UNICA