

Quadro de cargas Q01



DESCRIÇÃO	Pot	Tensão	I	Disj	Secção	Fases	Circuitos	DESCRIÇÃO	Pot	Tensão	I	Disj	Secção	Fases	
W	V	A	MM ²	R.S.T				W	V	A	MM ²	R.S.T			
AR-1 CONDICIONADO	1600	220	7,27	16	2,5	R	1	AR-5 CONDICIONADO	1600	220	7,27	16	4	S	R
AR-2 CONDICIONADO	1600	220	7,27	16	2,5	T	2	AR-6 CONDICIONADO	1600	220	7,27	16	4	T	R
AR-3 CONDICIONADO	1600	220	7,27	16	2,5	T	3	AR-7 CONDICIONADO	1600	220	7,27	16	4	S	T
AR-4 CONDICIONADO	1600	220	7,27	16	2,5	S	4	AR-8 CONDICIONADO	1600	220	7,27	16	4	R	S

Quadro de cargas Q02

DESCRIÇÃO	Pot	Tensão	I	Disj	Secção	Fases	Circuitos	DESCRIÇÃO	Pot	Tensão	I	Disj	Secção	Fases	
W	V	A	MM ²	R.S.T				W	V	A	MM ²	R.S.T			
AR-9 CONDICIONADO	1600	220	7,27	16	2,5	R	20	AR-13 CONDICIONADO	1600	220	7,27	16	2,5	R	S
AR-10 CONDICIONADO	1600	220	7,27	16	2,5	T	21	AR-14 CONDICIONADO	1600	220	7,27	16	2,5	R	T
AR-11 CONDICIONADO	1600	220	7,27	16	2,5	S	22	AR-15 CONDICIONADO	1600	220	7,27	16	2,5	T	S
AR-12 CONDICIONADO	1600	220	7,27	16	2,5	S	23	AR-16 CONDICIONADO	1600	220	7,27	16	2,5	R	S

Quadro de cargas Q03

DESCRIÇÃO	Pot	Tensão	I	Disj	Secção	Fases	Circuitos	DESCRIÇÃO	Pot	Tensão	I	Disj	Secção	Fases	
W	V	A	MM ²	R.S.T				W	V	A	MM ²	R.S.T			
AR-17 CONDICIONADO	1600	220	7,27	16	2,5	R	30	AR-21 CONDICIONADO	1600	220	7,27	16	2,5	R	T
AR-18 CONDICIONADO	1600	220	7,27	16	2,5	R	31	AR-22 CONDICIONADO	1600	220	7,27	16	2,5	T	R
AR-19 CONDICIONADO	1600	220	7,27	16	2,5	T	32	AR-23 CONDICIONADO	1600	220	7,27	16	2,5	S	T
AR-20 CONDICIONADO	1600	220	7,27	16	2,5	S	33	AR-24 CONDICIONADO	1600	220	7,27	16	2,5	R	S

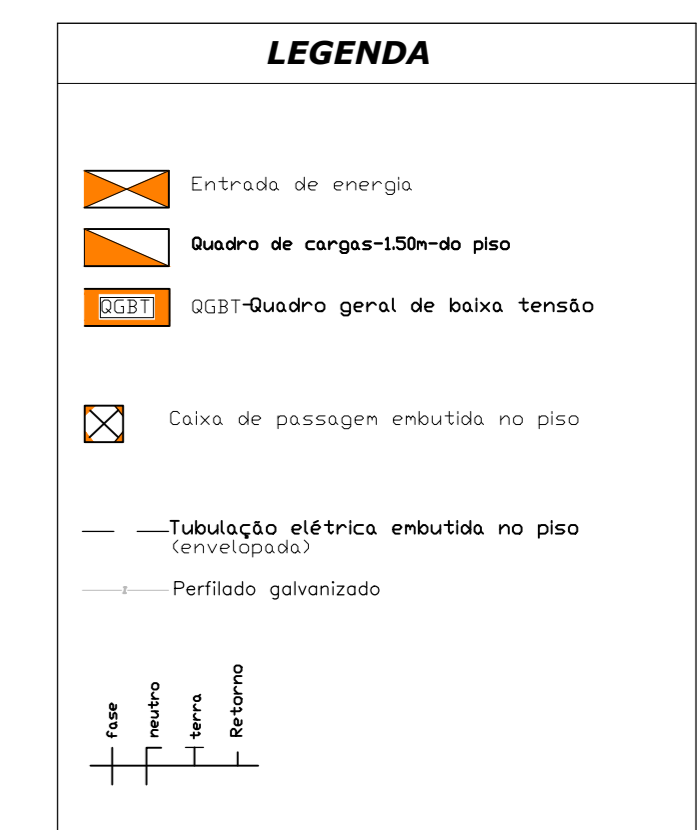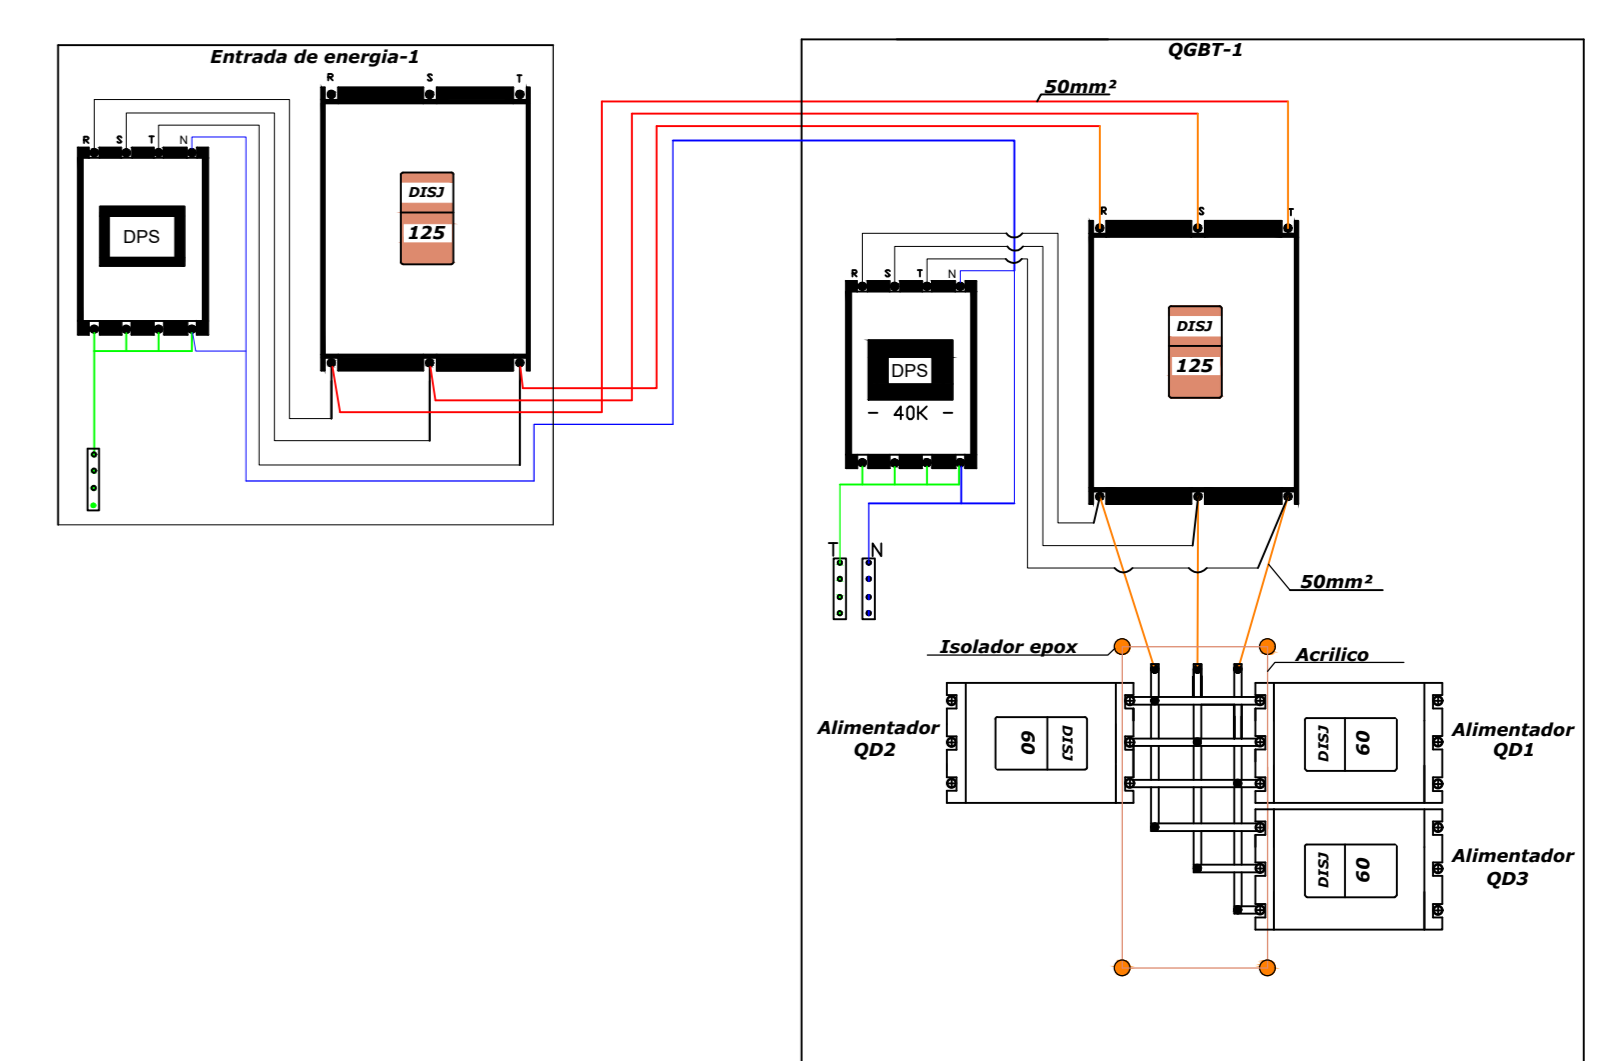

PROJETO ELÉTRICO

PREFEITURA MUNICIPAL DE MONTE ALTO

EMEB - LAIDES TRINDADE

AV. MARECHAL DEODORO DA FONSECA, Nº 1355

Planta Baixa

ESCALA 1:100

FOLHA UNICA

RUBENS BENEDITO DA SILVA
CFT-03019558832