


EXTINTORES			
EXTINTORES	PORTÁTEIS		CARGA D'ÁGUA - 2 - A
	SOBRE RODAS		CARGA DE DIÓXIDO DE CARBONO (CO2) - 5 - B : C
			CARGA DE PÓ BC - 20 - B : C
SISTEMA DE HIDRANTES			HIDRANTE SIMPLES
			REGISTRO DE RECALQUE SEM VÁLVULA DE RETENÇÃO
			ACIONADOR DE BOMBA DE INCÊNDIO (BOTEIRA TIPO LIGA DESLIGA)
			BOMBA DE INCÊNDIO
			RESERVA DE INCÊNDIO
ILUMIN. EMERG.			ILUMINAÇÃO DE EMERGÊNCIA BLOCO AUTÔNOMO - BALIZAMENTO
			ILUMINAÇÃO DE EMERGÊNCIA BLOCO AUTÔNOMO - ACLARAMENTO
SISTEMA DE DETECÇÃO E ALARME	SISTEMA ALARME		AVISADOR TIPO ÁUDIO-VISUAL
	COMPLEMENTOS		ACIONADOR MANUAL DO SISTEMA DE DETECÇÃO E ALARME
			CENTRAL DE DETECÇÃO E ALARME
			BATERIAS DO SISTEMA DE DETECÇÃO E ALARME (AUTONOMIA DE 01 HORA)
ROTAS DE FUGA			SAÍDA FINAL DA ROTA DE FUGA
			DIREÇÃO DO FLUXO DA ROTA DE FUGA
			FERRAGENS ANTI-PÂNICO
			DETECTOR DE FUMAÇA
			ENTRADA DE BOMBEIRO P/ COMBATE
			ACESSO DE VIATURA
			ABRIGO DE GÁS DE GLP

- TUBO DE AÇO GALVANIZADO #63mm (2,1/2")
- TUBO QUE SOBE P/ PROX. PAVIMENTO
- TUBO QUE DESCE P/ PAVIMENTO ANTERIOR

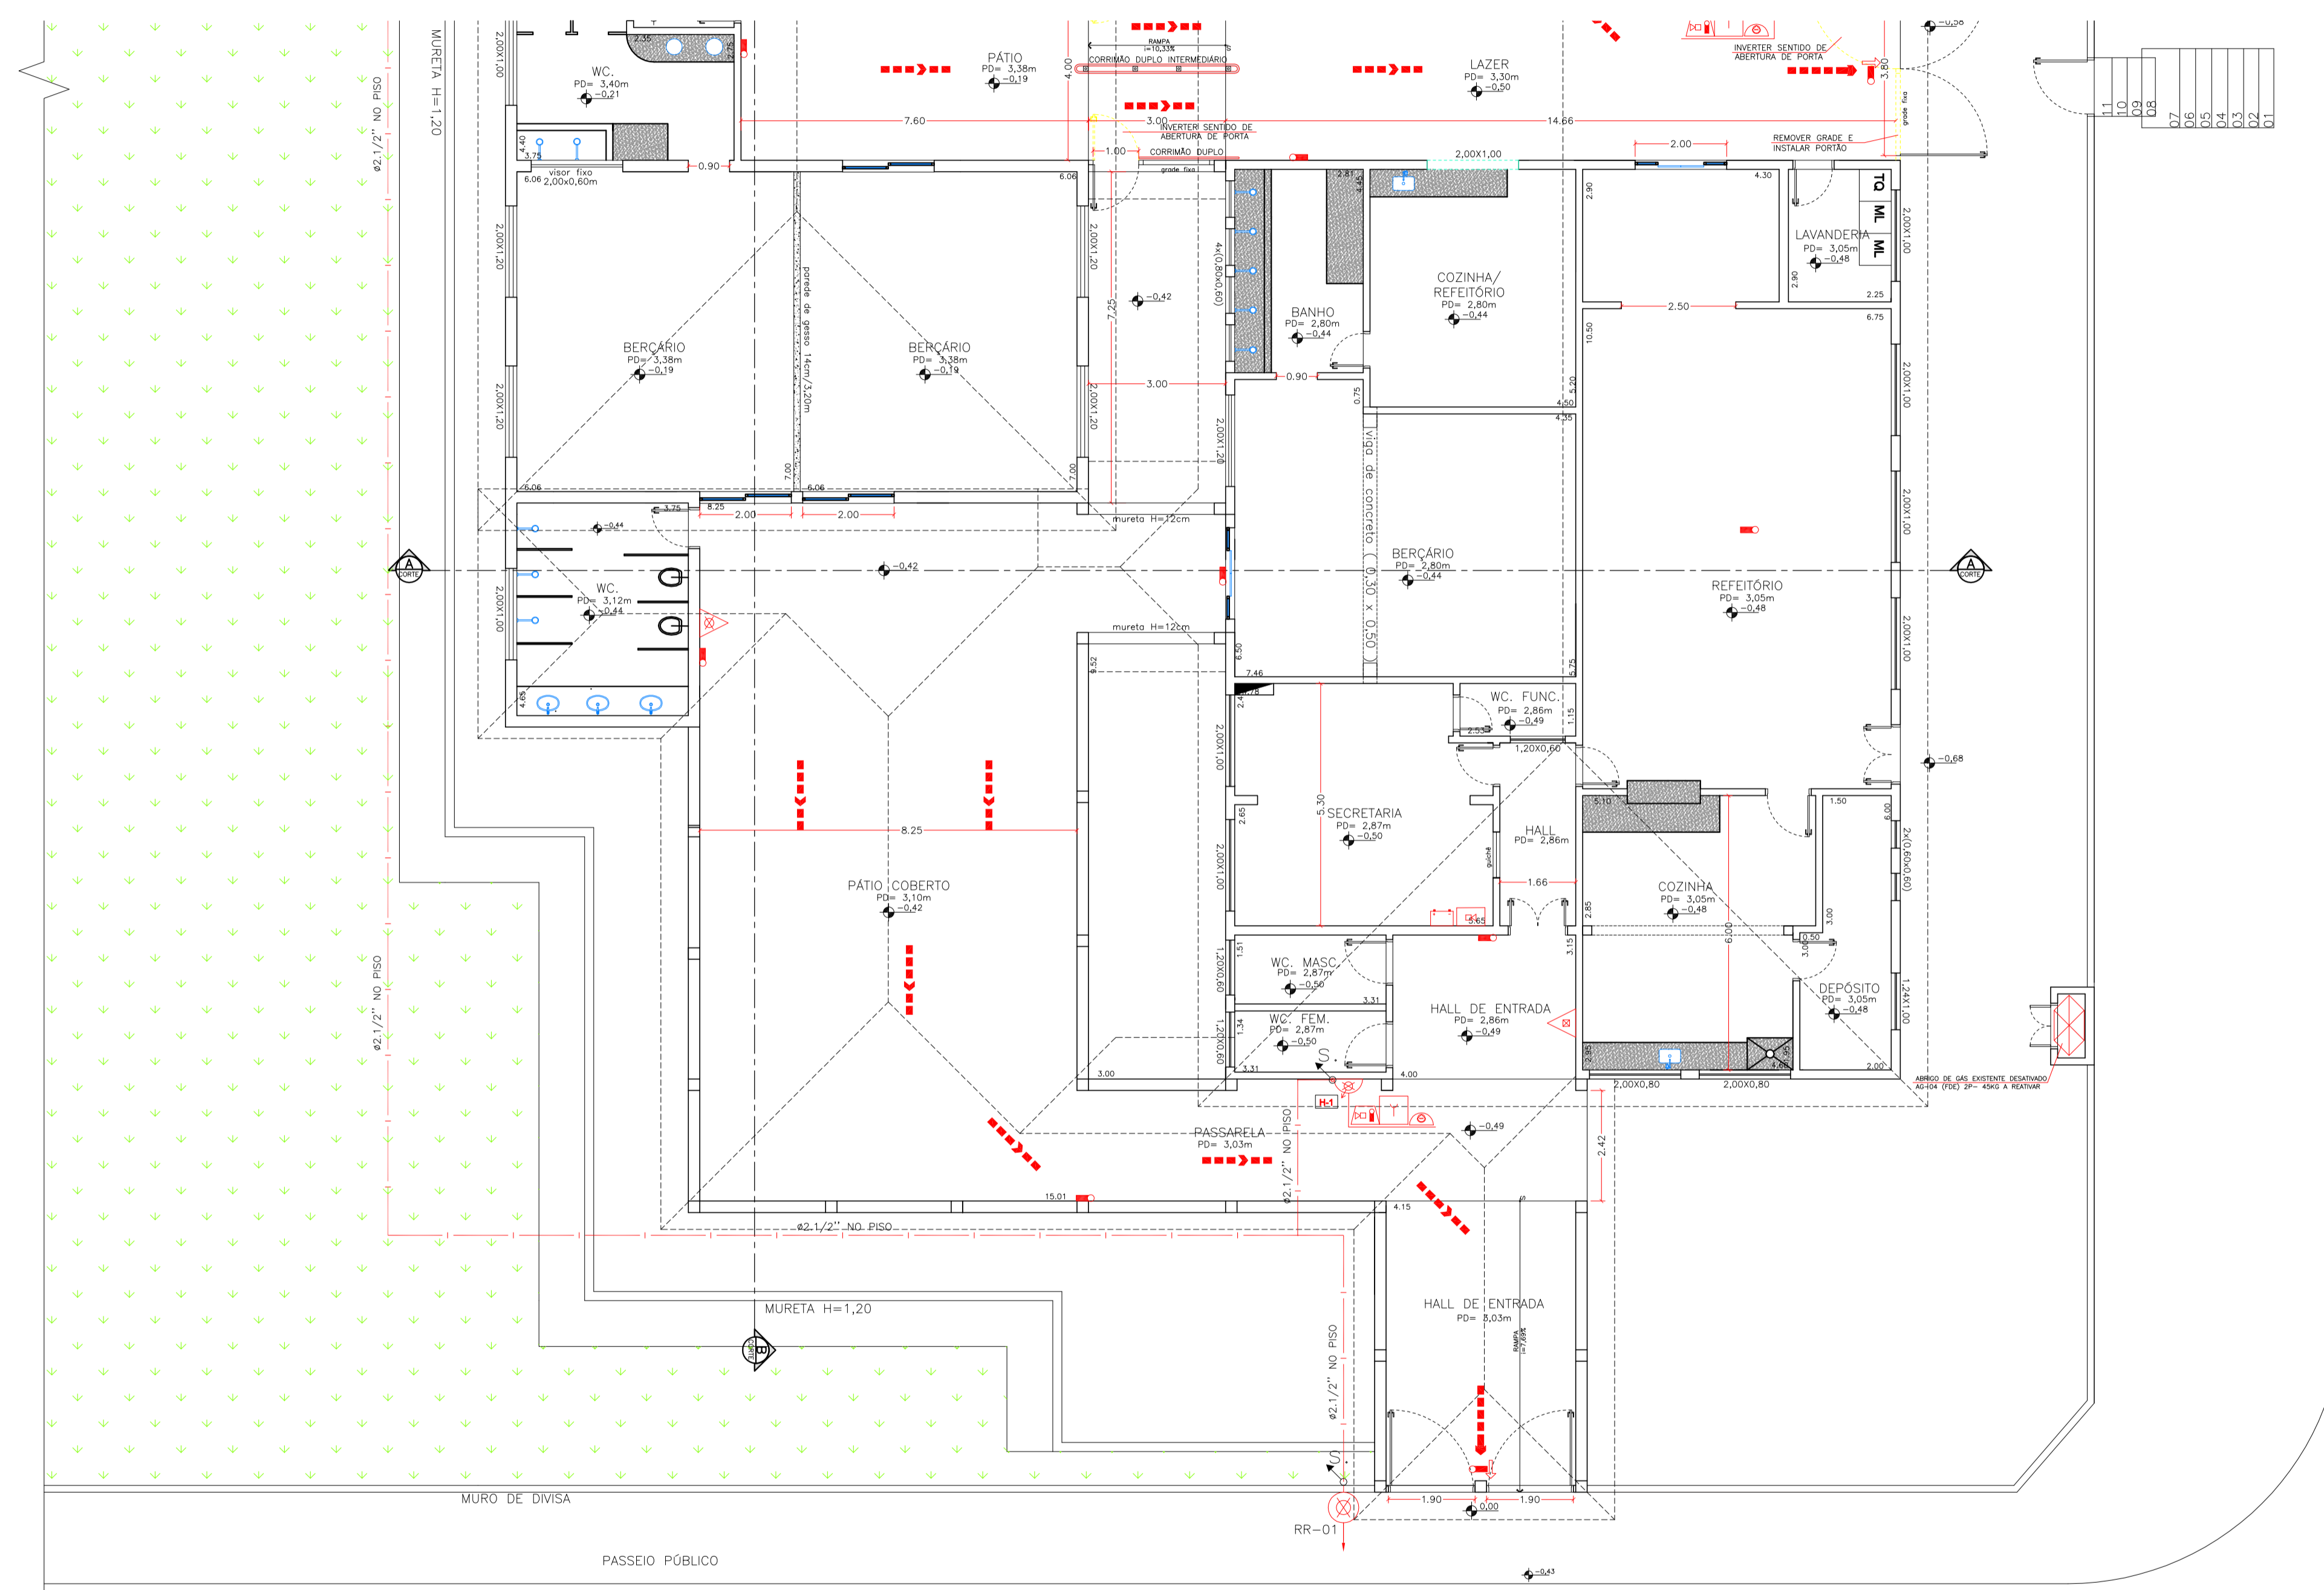

**ESPAÇO RESERVADO PARA CORPO DE BOMBEIROS**

CONTINUAÇÃO

PRIMA	ESP.	COR.
01	0,10	07
02	0,20	07
03	0,30	07
04	0,40	07
05	0,10	06
06	0,10	06
07	0,15	07
08	0,15	07
09	0,25	09
10	0,20	10
12	0,10	07
14	0,10	14
40	0,20	40
42	0,15	42
50	0,15	50
70	0,15	70
82	0,05	07
144	0,10	144
150	0,15	150
170	0,10	170
174	0,15	42
200	0,20	200
201	0,30	201
202	0,20	202
203	0,20	203
204	0,10	07
205	0,10	205

PR24/04/1  
841 X 594mm

**PLANTA BAIXA**  
PARTE BLOCO B  
ESCALA 1:100

RUA RODOLFO DENADAI

Responsável Técnico: Joel Rodrigo Cardozo - CREA 506.404.151-8  
Responsável Pelo Uso: PREFEITURA MUNICIPAL DE MONTE ALTO

**PROJETO TÉCNICO DE SEGURANÇA CONTRA INCÊNDIO**  
PLANTA BAIXA PARTE BLOCO B

Ocupação: E-5 PRÉ-ESCOLA  
Local: Rua Rodolfo Denadai, 95 - Vale dos Sonhos, MONTE ALTO/SP  
PROPRIETÁRIO: PREFEITURA MUNICIPAL DE MONTE ALTO

RESPONSÁVEL TÉCNICO: Engº Joel Rodrigo Cardozo CREA: 506.404.151-8  
ÁREA EXISTENTE: 1.107,39 m² ÁREA CONST.: 0,00 m² ÁREA TOTAL: 1.107,39 m²  
DESENHISTA: VITOR ESCALA: Indcada DATA: AGOSTO/2016

**ENGENHARIA**