


- OS RECIPIENTES DE GLP DESTARÃO NO MÍNIMO A 1,50m DE DISTÂNCIA DE ESQUOTOS, ÁGUAS PLUVIAIS, POÇOS, CANALETAS, RIOS E OUTROS QUE ESTEJAM EM NÍVEL INFERIOR AOS RECIPIENTES. (L.I. - 28/11-ITEM 3.1.1)
 - OS RECIPIENTES DEVERÃO ESTAR NO MÍNIMO 3,00m DE QUALQUER PONTE DE IONIZAÇÃO, REDES ELÉTRICAS E ESTACIONAMENTO DE VEÍCULOS.
 2 RECIPIENTES P45

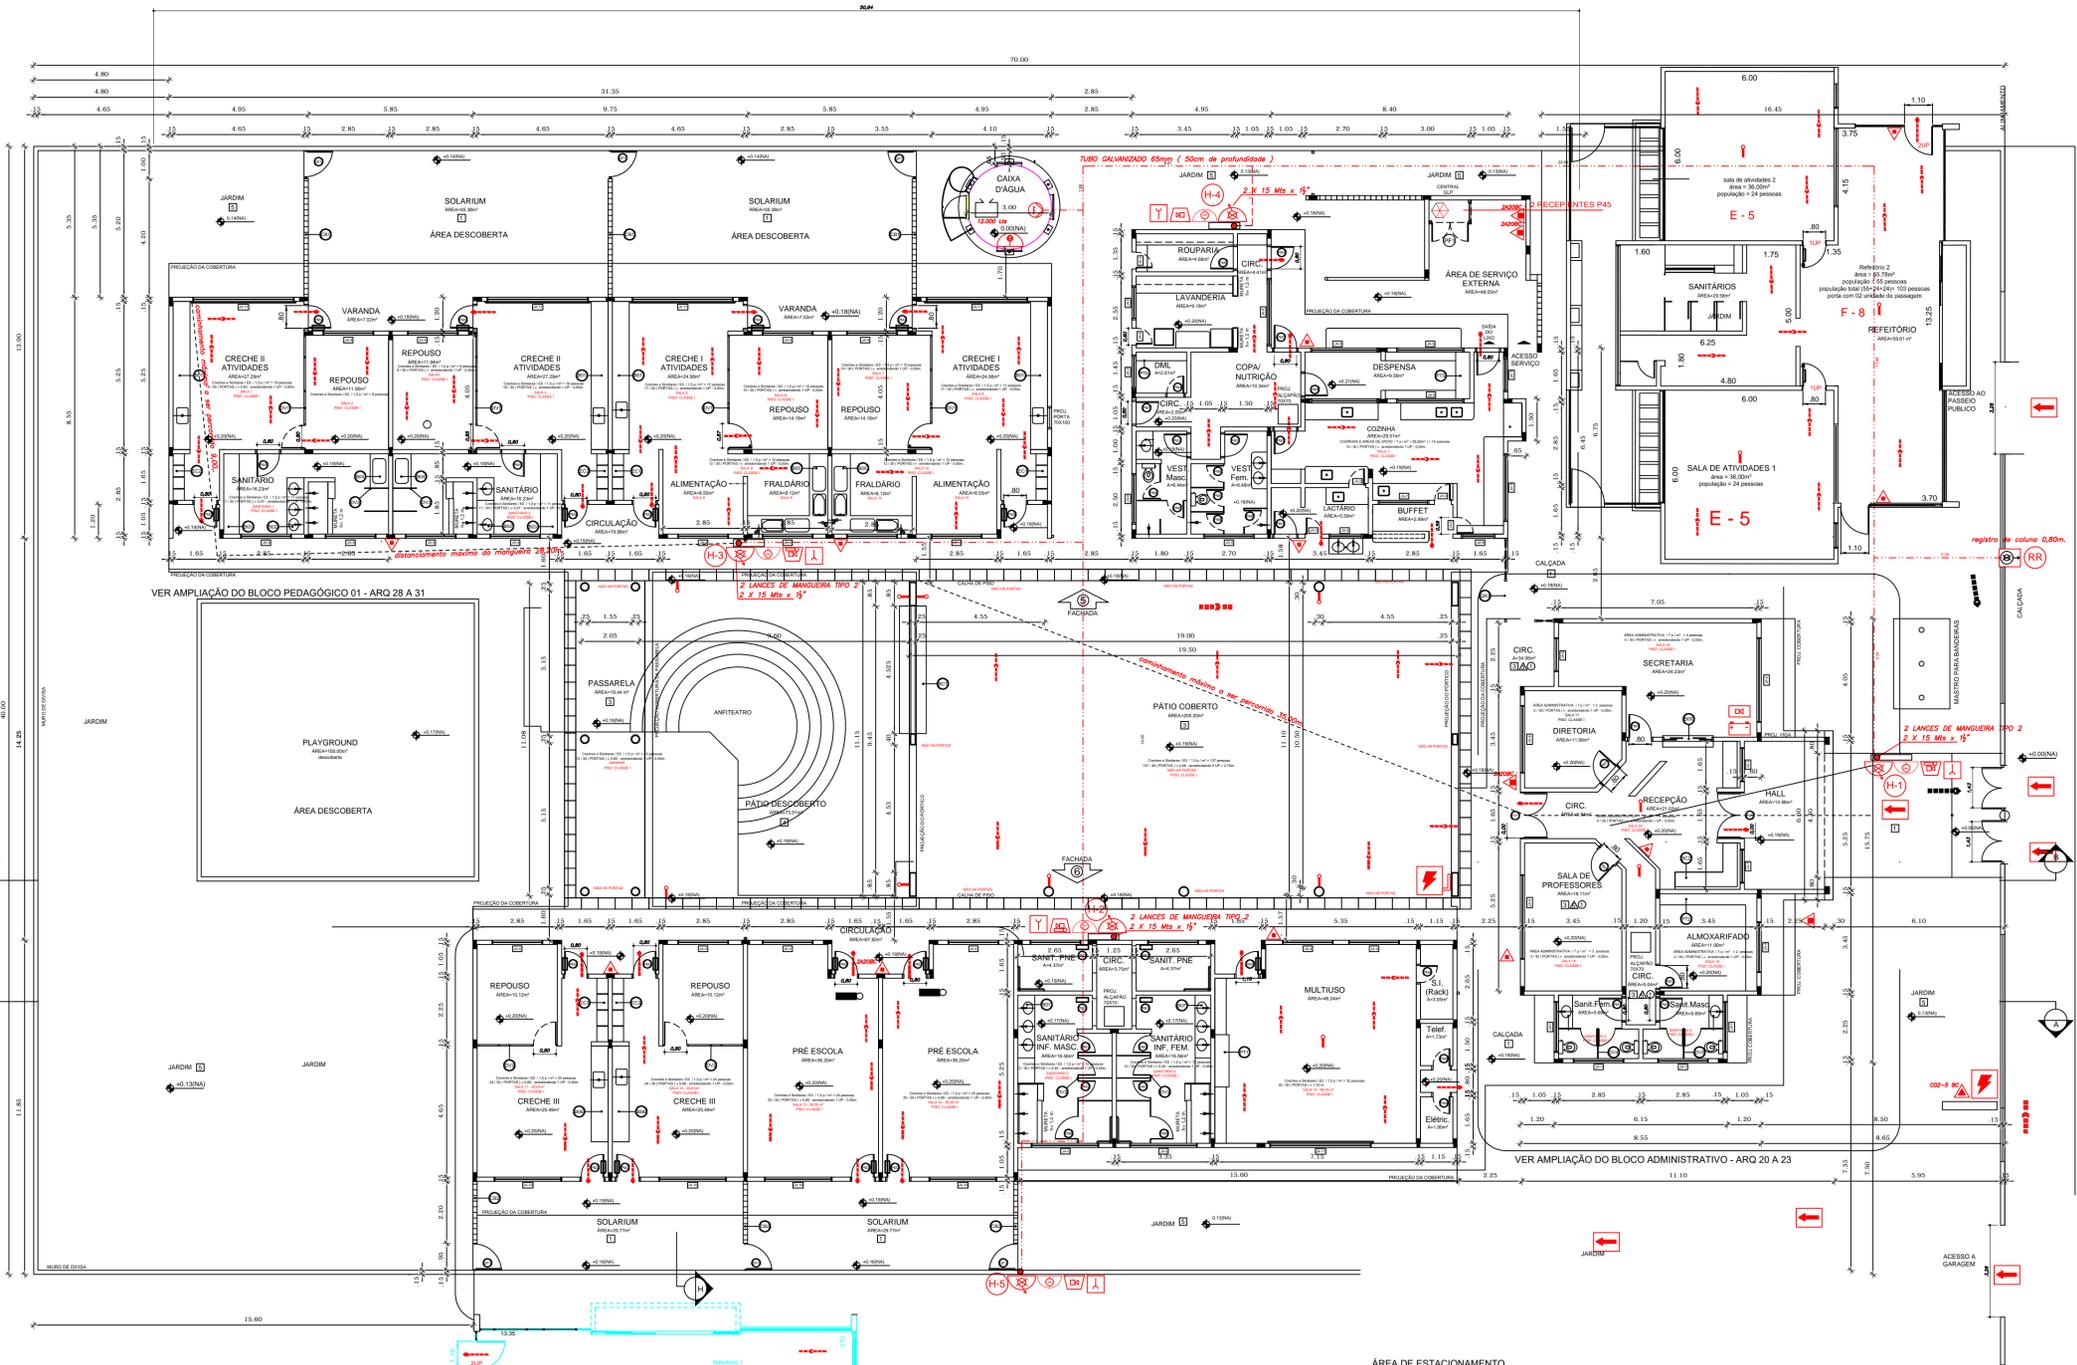

PLANTA BAIXA
 ESCALA 1:100

PROPRIETÁRIO
 PREFEITURA MUNICIPAL DE MONTE ALTO
 C.N.P.J.: 51.816.247/0001-11

RESPONSÁVEL TÉCNICO
 ENG. CIVIL E SEGURANÇA DO TRABALHO
 LUIS ALEXANDRE FELTRIM
 CREA : 060.157.542 8
 ART.280/2730221765501

L.A. FELTRIM ENGENHARIA
 PROJETO DE PROTEÇÃO CONTRA INCÊNDIO E HIDRAULICO

RUA FRANÇA Nº 105
 BAIRRO : JARDIM ESPLANADA
 CIDADE : BEBEDOURO S.P.
 CEP: 14.700-750
 TELEFONE (17) 3343-9939 OU 99709-0142

Título: **PLANTA BAIXA**

Ocupação: **ESCOLA PRÓ - INFANCIA - PREFEITURA MUNICIPAL DE MONTE ALTO**

Endereço: **RUA ANA DE SOUZA CALEGARI Nº 421**

Bairro/Cidade/Estado: **JARDIM VERA CRUZ/MONTE ALTO/S.P.**

Proprietário: **PREFEITURA MUNICIPAL DE MONTE ALTO**

Responsável pelo Uso: **PREFEITURA MUNICIPAL DE MONTE ALTO**

Responsável Técnico: **Eng. Civil e Eng. Segurança: LUIS ALEXANDRE FELTRIM - CREA: 060.157.542 8**

Folha: **02/06**

Escala: **SEM ESCALA**

Desenhista	Verificado	Área do Terreno	Área Construída	Contrato	Revisão
ENG. FELTRIM		2.800,00m²	1.713,03 m²		REV.