


AV. MARECHAL DEODORO DA FONSECA

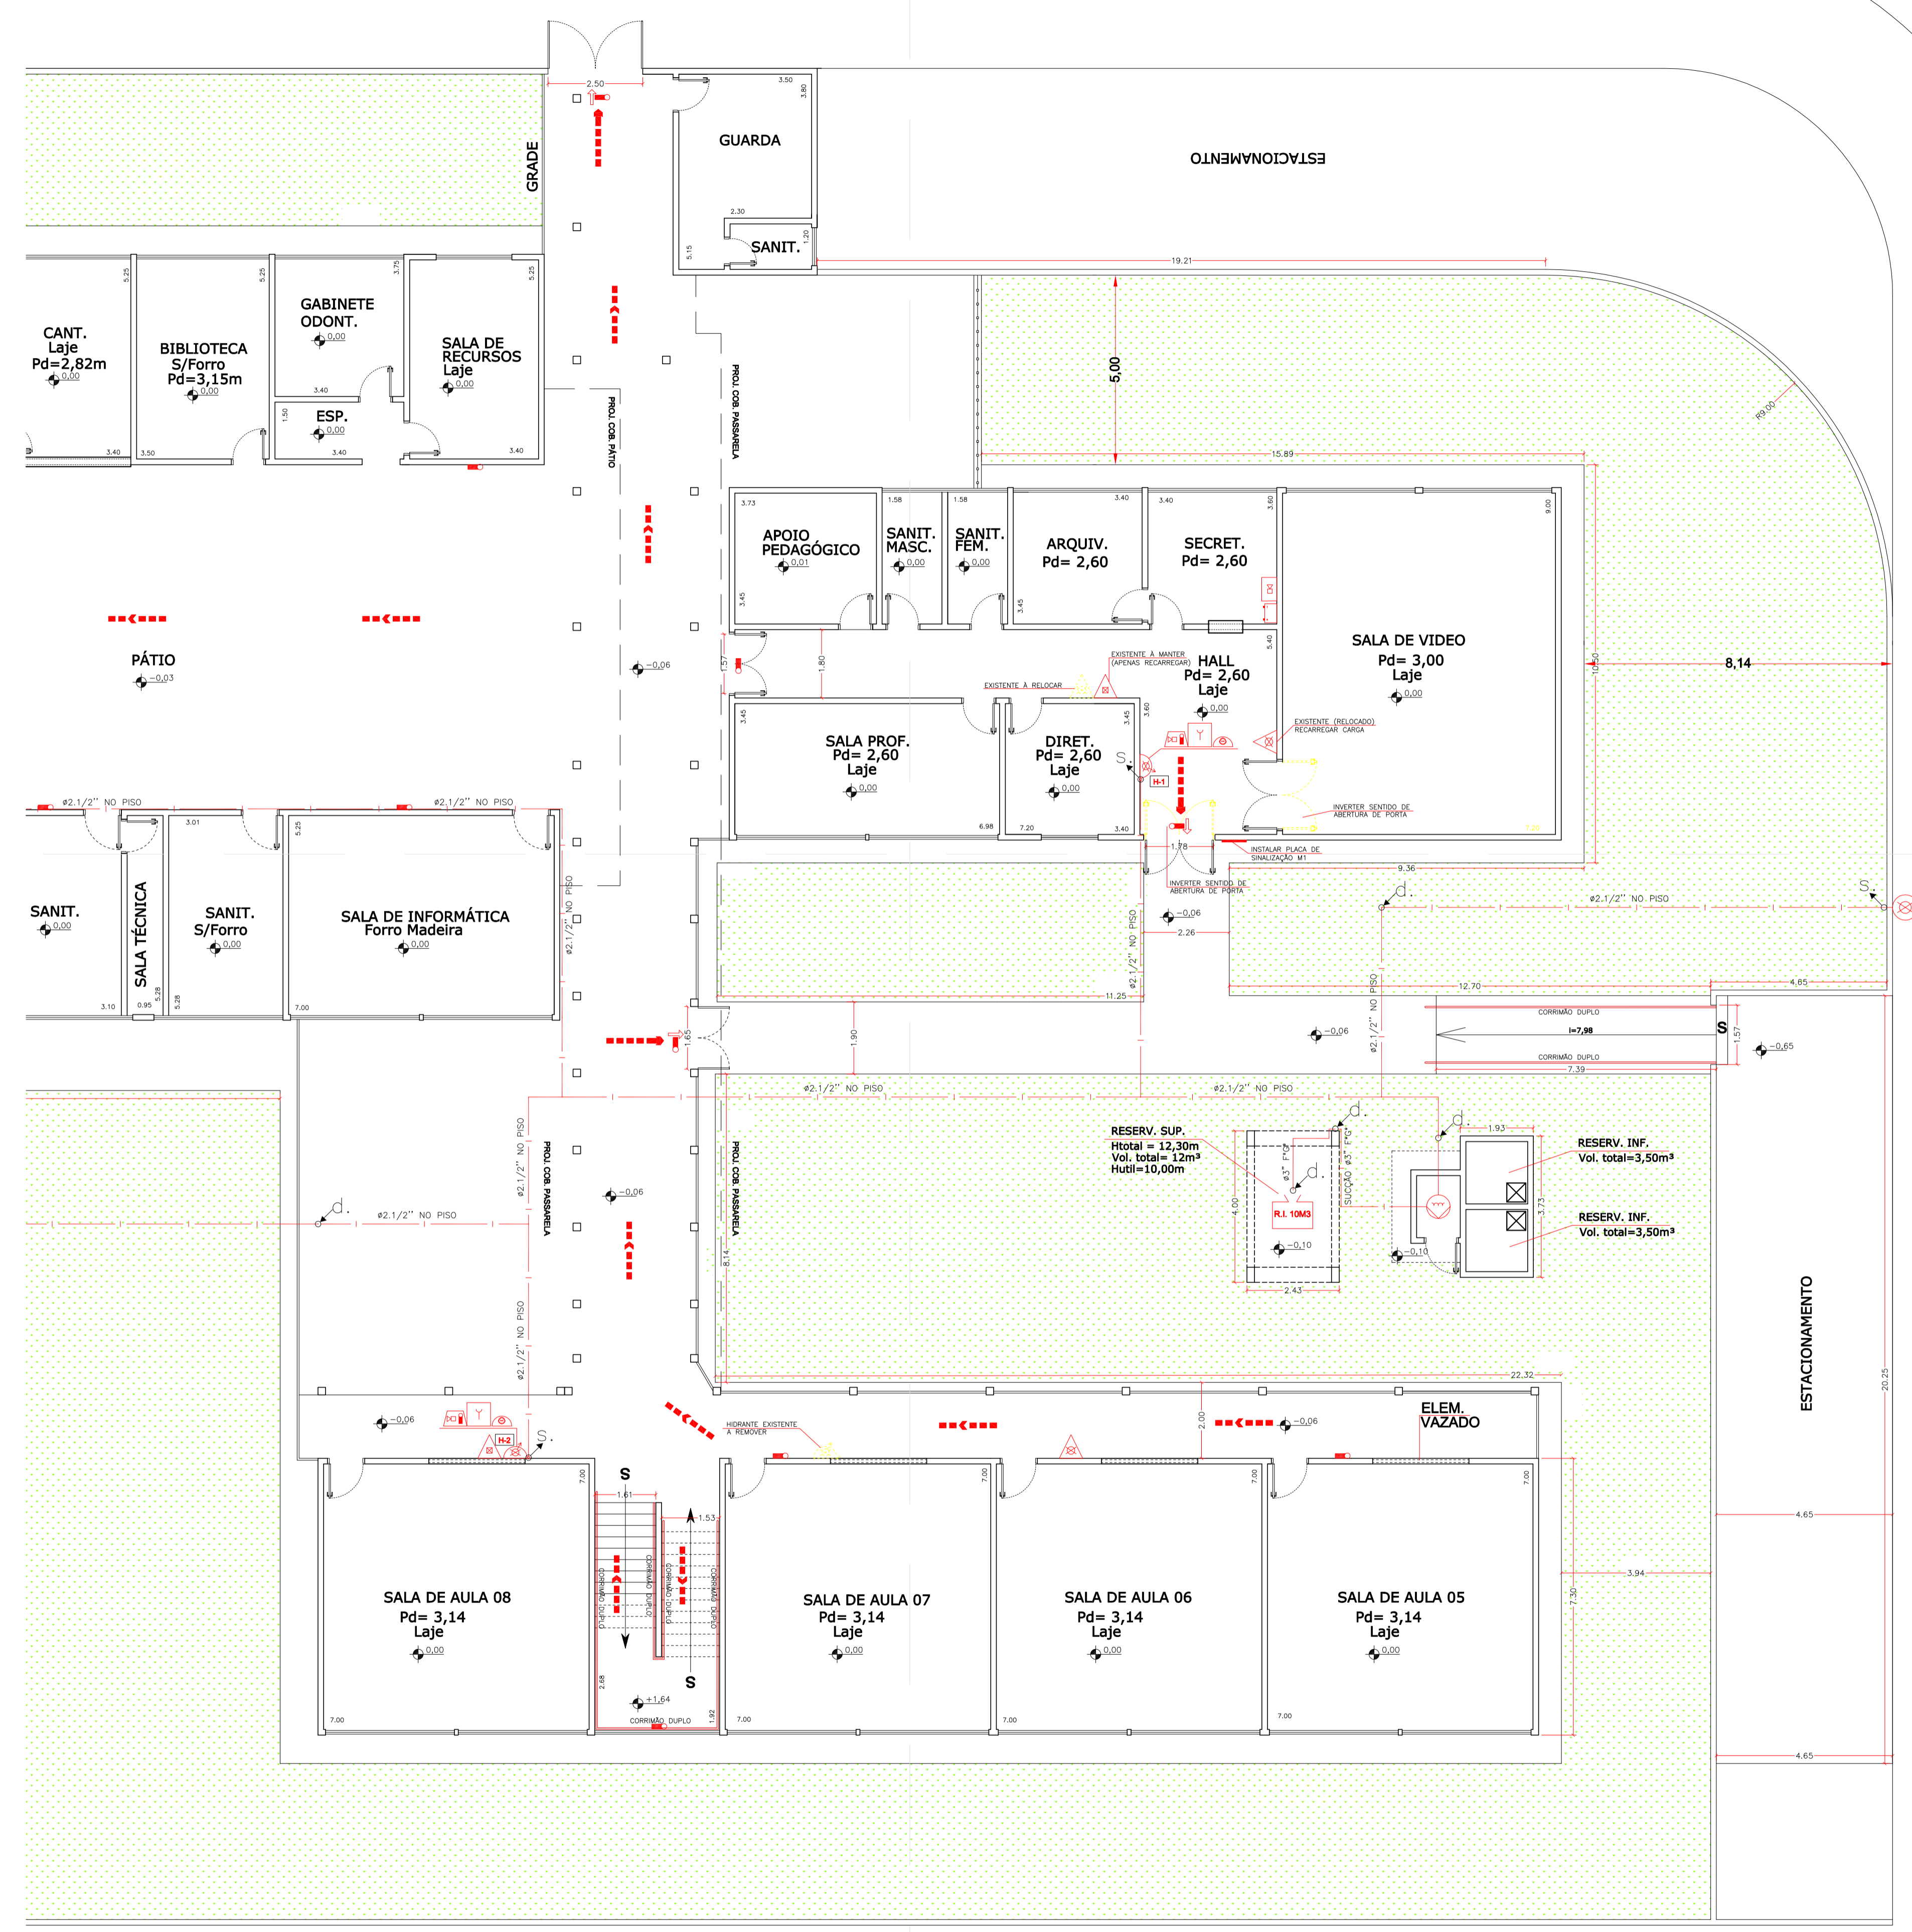

EXTINTORES		LEGENDA DE INCÊNDIO
PORTÁTEIS		CARGA D'ÁGUA - 2 - A
SOBRE RODAS		CARGA DE DIÓXIDO DE CARBONO (CO2) - 5 - B : C
		CARGA DE PÓ BC - 20 - B : C
		CARGA DE PÓ BC - 80 - B : C
SISTEMA DE HIDRANTES		
		HIDRANTE SIMPLES
		REGISTRO DE RECALQUE SEM VÁLVULA DE RETENÇÃO
		ACIONADOR DE BOMBA DE INCÊNDIO (BOTEIRA TIPO LIGA DESLIGA)
		BOMBA DE INCÊNDIO
		RESERVA DE INCÊNDIO
ILUMIN. EMERG.		
		ILUMINAÇÃO DE EMERGÊNCIA BLOCO AUTÔNOMO - BALIZAMENTO
		ILUMINAÇÃO DE EMERGÊNCIA BLOCO AUTÔNOMO - ACLARAMENTO
SISTEMA DE DETECÇÃO E ALARME		
SISTEMA ALARME		AVISADOR TIPO AUDIO-VISUAL
COMPLEMENTOS		ACIONADOR MANUAL DO SISTEMA DE DETECÇÃO E ALARME
		CENTRAL DE DETECÇÃO E ALARME
		BATERIAS DO SISTEMA DE DETECÇÃO E ALARME (AUTONOMIA DE 01 HORA)
ROTAS DE FUGA		
		SAÍDA FINAL DA ROTA DE FUGA
		DIREÇÃO DO FLUXO DA ROTA DE FUGA
		FERRAGENS ANTI-PÂNICO
		DETECTOR DE FUMAÇA
		ENTRADA DE BOMBEIRO P/ COMBATE
		ACESSO DE VIATURA
		ABRIGO DE GÁS DE GLP

- TUBO DE AÇO GALVANIZADO #63mm (2.1/2")
- TUBO QUE SOBE P/ PROX. PAVIMENTO
- TUBO QUE DESCE P/ PAVIMENTO ANTERIOR

ESPAÇO RESERVADO PARA CORPO DE BOMBEIROS

Responsável Técnico: Joel Rodrigo Cardozo - CREA 506.404.151-8
 Responsável Pelo Uso: PREFEITURA MUNICIPAL DE MONTE ALTO

PROJETO TÉCNICO DE SEGURANÇA CONTRA INCÊNDIO
 PLANTA BAIXA PARTE BLOCO A, BLOCO B E BLOCO C

03/09

Ocupação: E-1 ESCOLA EM GERAL
 Local: Av. Marechal Deodoro da Fonseca, 1355 - Jd. Paraíso MONTE ALTO/SP
 PROPRIETÁRIO: PREFEITURA MUNICIPAL DE MONTE ALTO
 RESPONSÁVEL TÉCNICO: Engº Joel Rodrigo Cardozo CREA: 506.404.151-8
 ÁREA EXISTENTE: 2.230,09 m² ÁREA CONST.: 0,00 m² ÁREA TOTAL: 2.230,09 m²
 DESENHISTA: VITOR ESCALA: Indcada DATA: SETEMBRO/2016

CONFIGURAÇÃO DE PAVIMENTAÇÃO

PAVIMENTO	ESP.	CCR
01	0,10	07
02	0,20	07
03	0,30	07
04	0,40	07
05	0,10	05
06	0,10	05
07	0,15	07
08	0,25	09
09	0,20	10
10	0,30	07
11	0,10	14
12	0,20	40
13	0,15	42
14	0,15	50
15	0,15	70
16	0,05	07
17	0,10	144
18	0,15	150
19	0,10	170
20	0,15	42
21	0,30	201
22	0,20	202
23	0,30	203
24	0,10	07
25	0,10	205

941 X 594 mm

PLANTA BAIXA
 PARTE BLOCO A, BLOCO B E BLOCO C
 ESCALA 1:100