


AV. JACIR GERMANO GARBIM

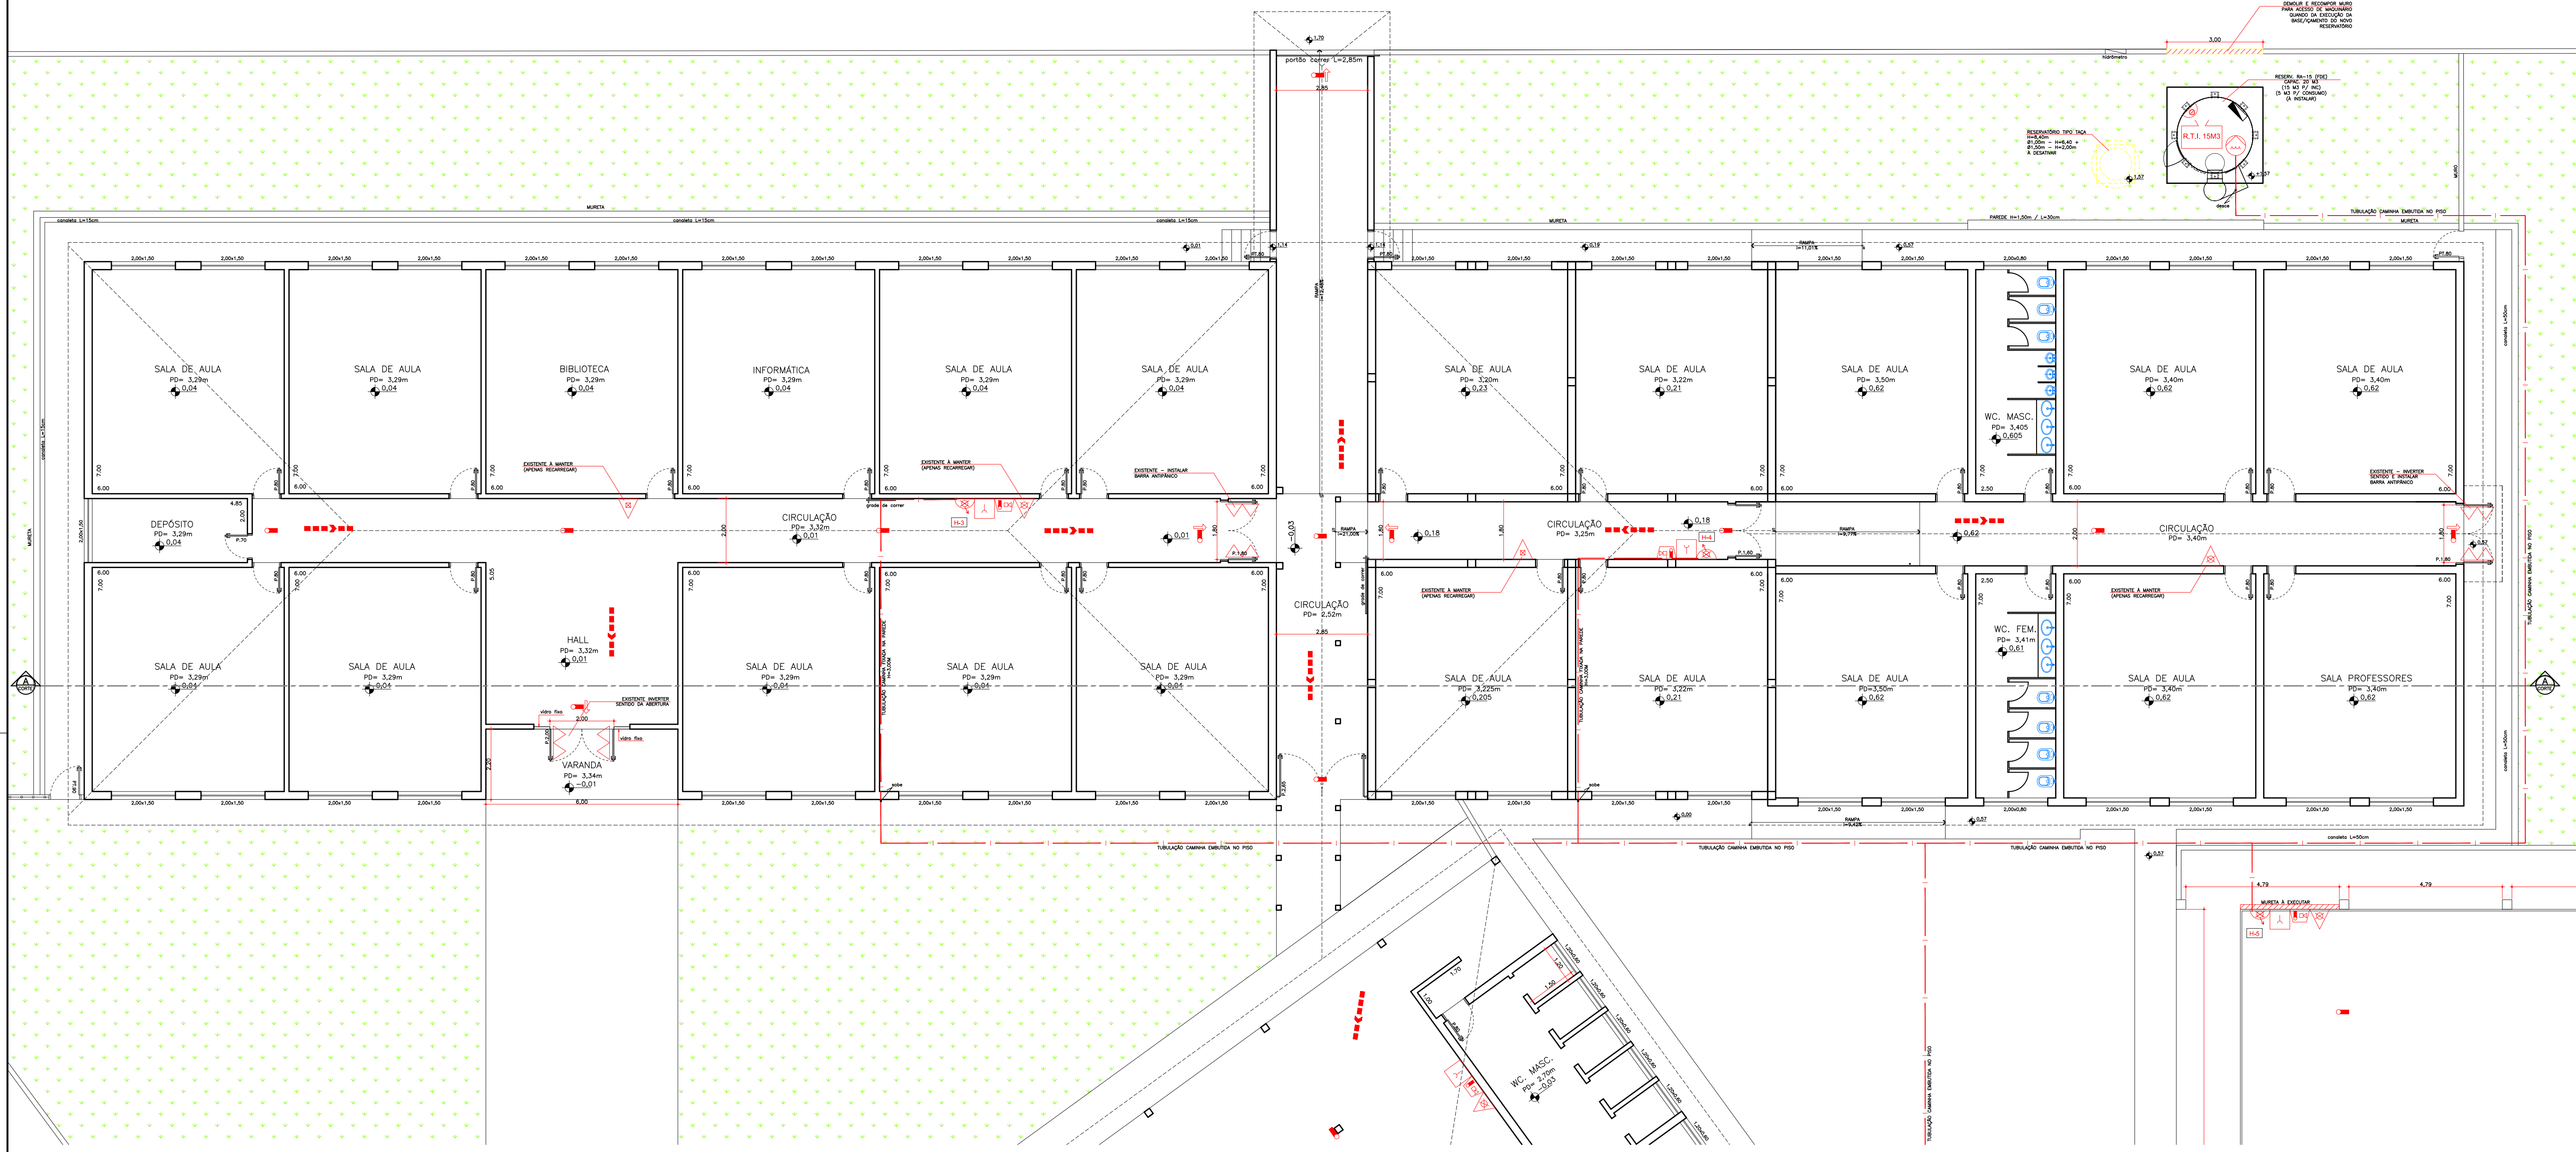

PLANTA BAIXA
 BLOCO B - SALAS DE AULA
 ESCALA 1:100

CONFIGURAÇÃO PARA PLATAGEM PROJ. ÁGUA FRIA

FRENHA	ESP.	CDOR
01	0.10	07
02	0.20	07
03	0.30	07
04	0.40	07
05	0.15	05
06	0.10	05
07	0.25	08
08	0.15	07
09	0.25	08
10	0.20	10
12	0.10	07
14	0.10	14
40	0.20	40
42	0.15	42
50	0.15	50
70	0.15	70
82	0.25	07
144	0.10	144
150	0.15	150
170	0.10	170
174	0.15	42
250	0.20	250
251	0.30	251
252	0.20	252
253	0.20	253
254	0.40	07
255	0.10	255

FOURMAY
841 x 844 mm

EXTINTORES		SISTEMA DE HIDRANTES		ILUMINAÇÃO EMERG.	
PORTATIS	CARGA D'ÁGUA - 2 - A	HIDRANTE SIMPLES	REGISTRO DE RECALQUE SEM VALVULA DE RETENÇÃO	ILUMINAÇÃO DE EMERGÊNCIA BLOCO AUTÔNOMO - BALIZAMENTO	ABRIGO DE GÁS DE GLP
SOBRE PAREDE	CARGA DE DÍÓXIDO DE CARBONO (CO2) - 5 - B : C	ACIONADOR DE BOMBA DE INCÊNDIO (BOTÃO TIPO LIGA DESLIZA)	BOMBA DE INCÊNDIO	ILUMINAÇÃO DE EMERGÊNCIA BLOCO AUTÔNOMO - ACLARAMENTO	
	CARGA DE PÓ BC - 20 - B : C	BOMBA DE INCÊNDIO	RESERVA DE INCÊNDIO		
	CARGA DE PÓ BC - 80 - B : C				

SISTEMA DE DETEÇÃO DE ALARME		ROTAS DE FUGA	
COMPLEMENTOS	AVISADOR TIPO ÁUDIO-VISUAL	SAÍDA FINAL DA ROTA DE FUGA	DIREÇÃO DO FLUXO DA ROTA DE FUGA
	ACIONADOR MANUAL DO SISTEMA DE DETECÇÃO E ALARME	FERRAGENS ANTI-PÂNICO	DETECTOR DE FUMAÇA
	CENTRAL DE DETECÇÃO E ALARME	ENTRADA DE BOMBEIRO P/ COMBATE	ACESSO DE VIATURA
	BATERIAS DO SISTEMA DE DETECÇÃO E ALARME (AUTONOMIA DE 01 HORA)		

TUBOS	
subp	TUBO DE AÇO GALVANIZADO #6,3mm (2.1/2")
subp	TUBO QUE SOBE P/ PROX. PAVIMENTO
descp	TUBO QUE DESCE P/ PAVIMENTO ANTERIOR

ESPAÇO RESERVADO PARA CORPO DE BOMBEIROS

Responsável Técnico: **Joel Rodrigo Cardozo** - CREA 506.404.151-8
 Responsável Pelo Uso: **PREFEITURA MUNICIPAL DE MONTE ALTO**

PROJETO TÉCNICO DE SEGURANÇA CONTRA INCÊNDIO
 PLANTA BAIXA BLOCO B - SALAS DE AULA

02/07

Ocupação: E-1 ESCOLA EM GERAL
 Local: Av. Moyses Bahdur, 20 - Jd. Bela Vista
 MONTE ALTO/SP
 PROPRIETÁRIO: PREFEITURA MUNICIPAL DE MONTE ALTO

RESPONSÁVEL TÉCNICO: Engº Joel Rodrigo Cardozo CREA: 506.404.151-8
 ÁREA EXISTENTE: 2.624,67 m² ÁREA CONST.: 0,00m² ÁREA TOTAL: 2.624,67 m²
 DESENHISTA: RENAN ESCALA: Indicada DATA: AGOSTO/2016