


AV. MOYSES BAHDUR, 20

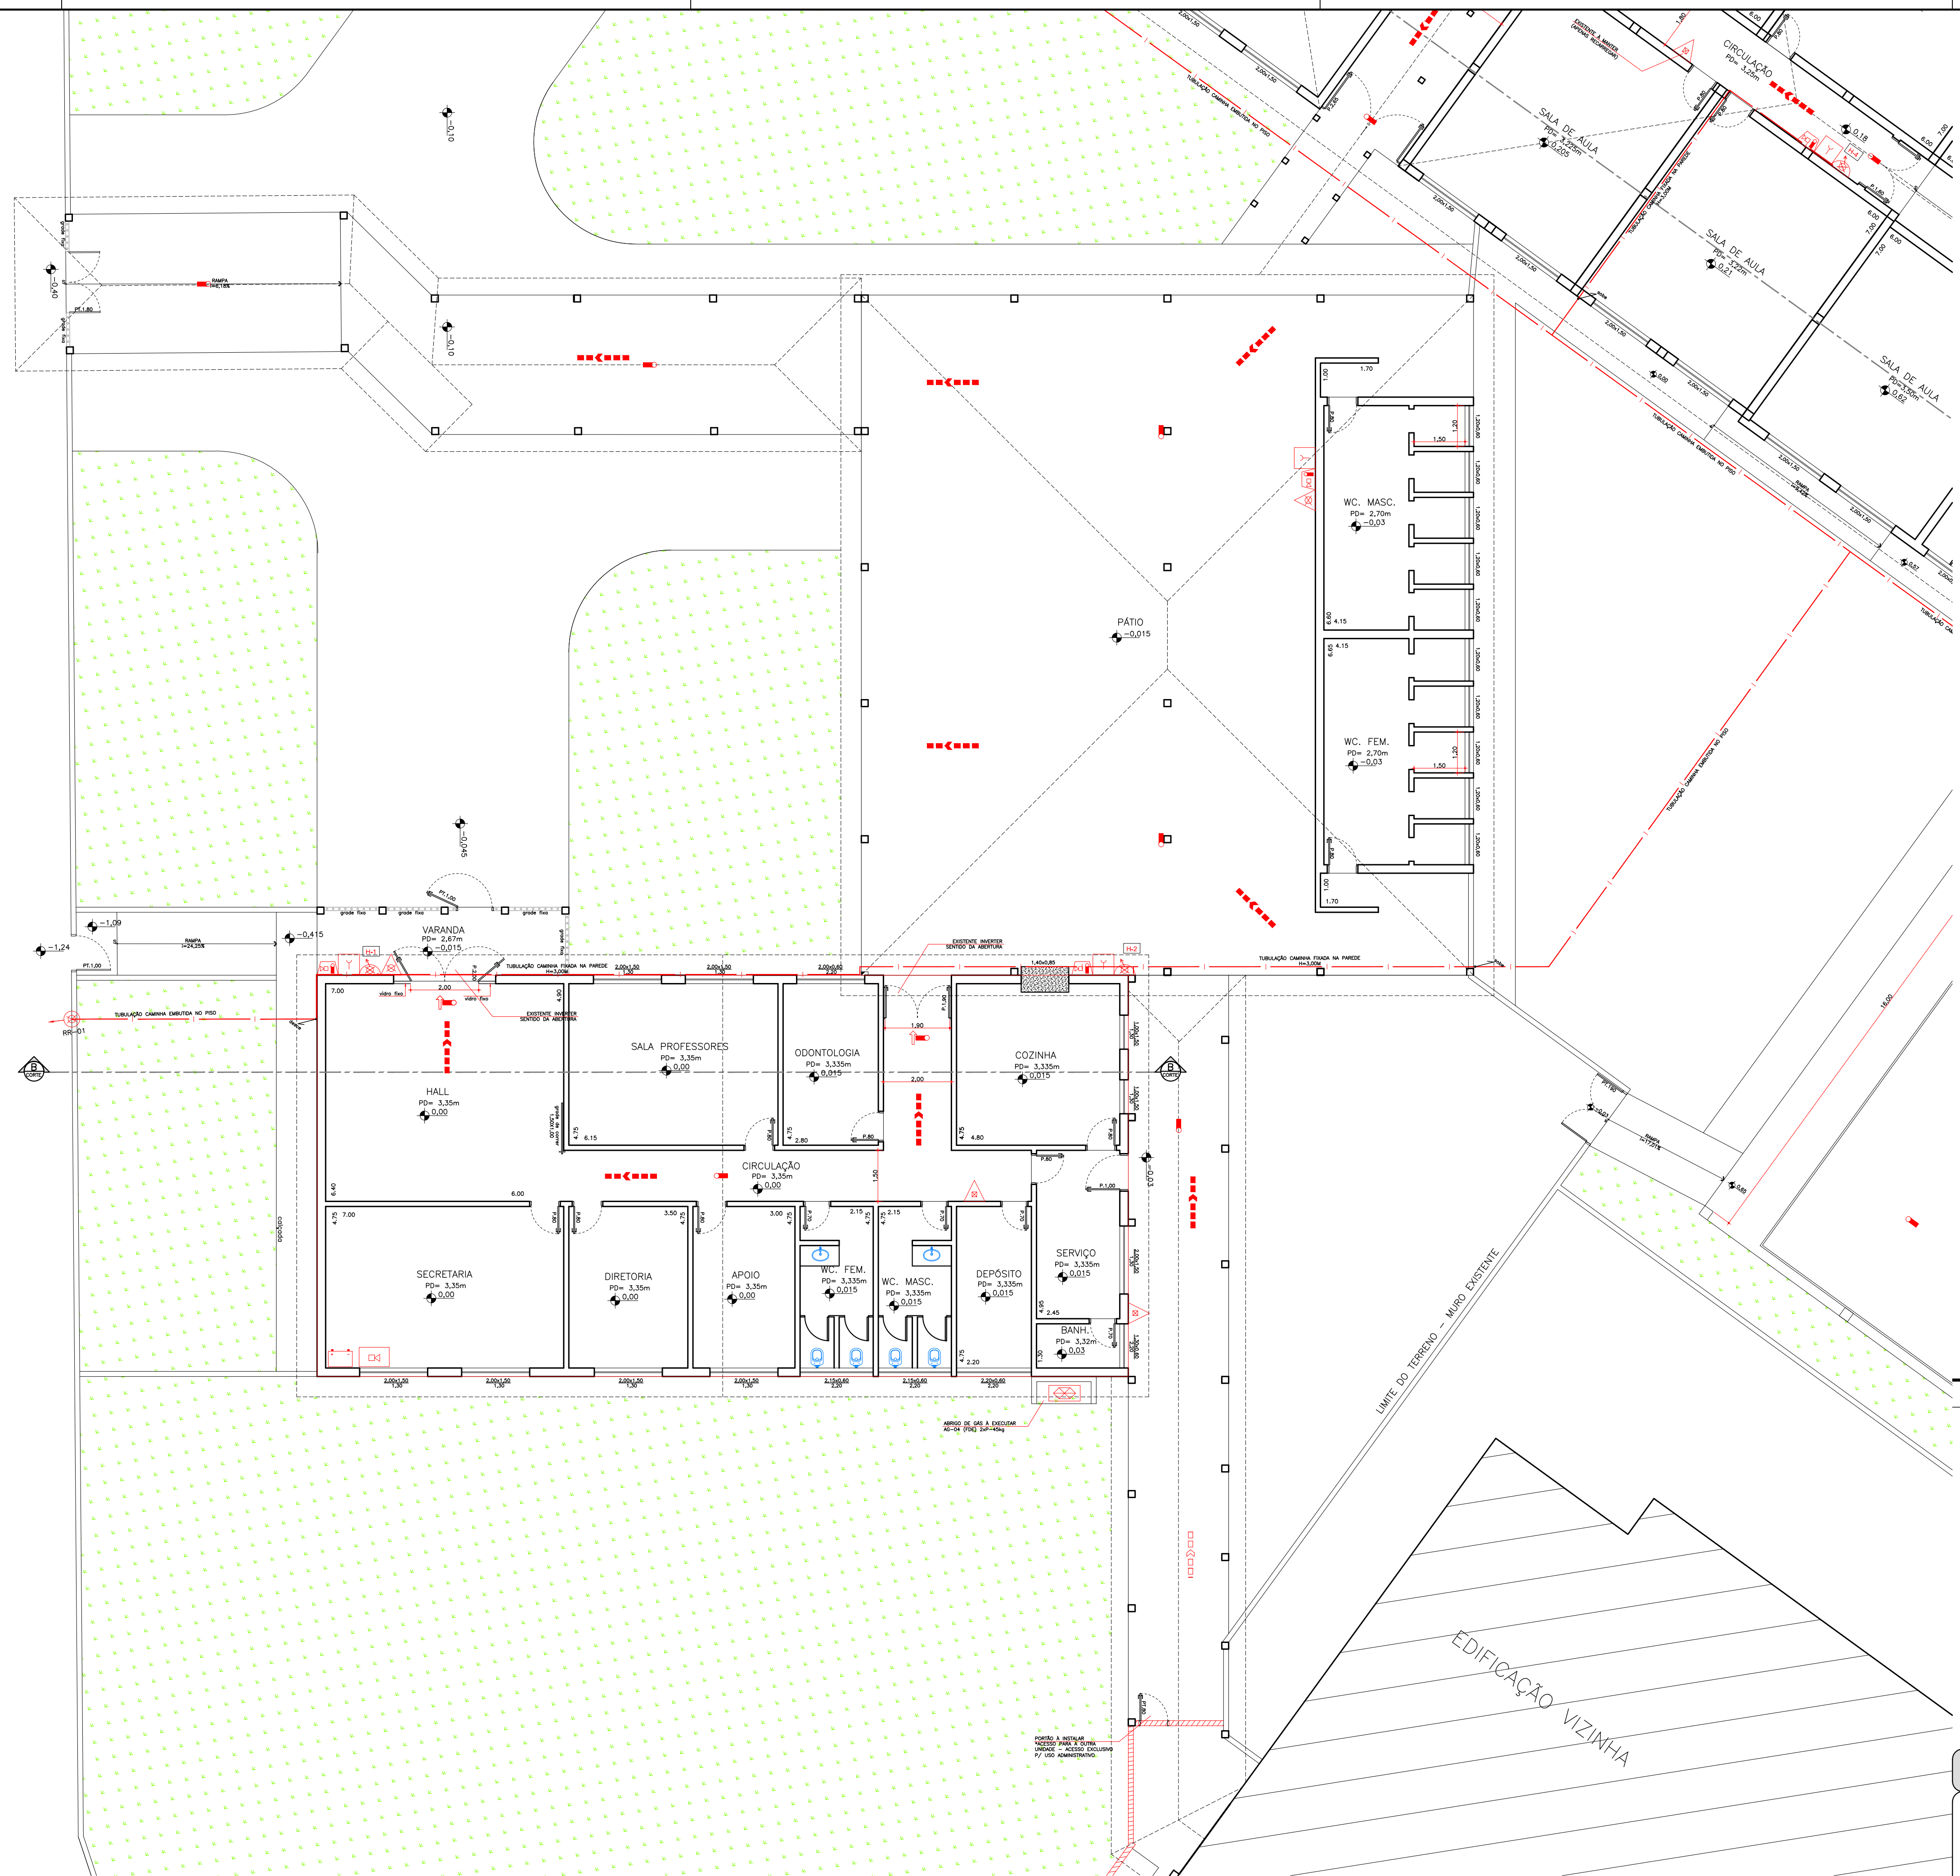

EXTINTORES	
PORTÁTEIS	CARGA D'ÁGUA - 2 - A
SOBRE PAREDES	CARGA DE DIÓXIDO DE CARBONO (CO2) - 5 - B : C
	CARGA DE PÓ BC - 20 - B : C
	CARGA DE PÓ BC - 80 - B : C

SISTEMA DE HIDRANTES	
	HIDRANTE SIMPLES
	REGISTRO DE RECALQUE SEM VÁLVULA DE RETENÇÃO
	ACIONADOR DE BOMBA DE INCÊNDIO (BOTTEIRA TIPO LIGA DESLIGA)
	BOMBA DE INCÊNDIO
	RESERVA DE INCÊNDIO

LUMINA. EMERG.	
	ILUMINAÇÃO DE EMERGÊNCIA BLOCO AUTÔNOMO - BAUZAMENTO
	ILUMINAÇÃO DE EMERGÊNCIA BLOCO AUTÔNOMO - ACLARAMENTO

SISTEMA DE DETECÇÃO E ALARME	
SISTEMA DE ALARME	AVISADOR TIPO AUDIO-VISUAL
COMPLEMENTOS	ACIONADOR MANUAL DO SISTEMA DE DETECÇÃO E ALARME
	CENTRAL DE DETECÇÃO E ALARME
	BATERIAS DO SISTEMA DE DETECÇÃO E ALARME (AUTONOMIA DE 01 HORA)

ROTAS DE FUGA	
	SAÍDA FINAL DA ROTA DE FUGA
	DIREÇÃO DO FLUXO DA ROTA DE FUGA
	FERRAGENS ANTI-PÂNICO
	DETECTOR DE FUMAÇA
	ENTRADA DE BOMBEIRO P/ COMBATE
	ACESSO DE VIATURA
	ABRIGO DE GÁS DE GLP

TUBO DE AÇO GALVANIZADO ø63mm (2.1/2")
 TUBO QUE SOBE P/ PROX. PAVIMENTO
 TUBO QUE DESCE P/ PAVIMENTO ANTERIOR

ESPAÇO RESERVADO PARA CORPO DE BOMBEIROS

Responsável Técnico: Joel Rodrigo Cardoso - CREA 506.404.151-8
 Responsável Pelo Uso: PREFEITURA MUNICIPAL DE MONTE ALTO

PROJETO TÉCNICO DE SEGURANÇA CONTRA INCÊNDIO

PLANTA BAIXA BLOCOS A, C E PASSAGENS COBERTAS 03/07
 Ocupação: E-1 ESCOLA EM GERAL
 Local: Rua Atair Cândido Trindade, 360 - Jd. Alvorada - MONTE ALTO/SP
 PROPRIETÁRIO: PREFEITURA MUNICIPAL DE MONTE ALTO
 RESPONSÁVEL TÉCNICO: Engº Joel Rodrigo Cardoso CREA: 506.404.151-8
 ÁREA EXISTENTE: 1.980,32 m² ÁREA CONST.: 0,00m² ÁREA TOTAL: 1.980,32 m²
 DESENHISTA: RENAN ESCALA: Indicada DATA: AGOSTO/2016



CONFIGURAÇÃO PARA PLANTAGEM PROJ. ARQUITETÔNICO

FRENTE	ESP.	COR
01	0.10	07
02	0.20	07
03	0.30	07
04	0.40	07
05	0.50	06
06	0.60	06
07	0.70	06
08	0.80	07
09	0.90	08
10	0.90	15
11	0.10	07
12	0.10	07
13	0.10	14
14	0.10	14
15	0.20	43
16	0.30	42
17	0.40	42
18	0.50	50
19	0.60	50
20	0.70	79
21	0.80	07
22	0.90	07
23	0.10	144
24	0.10	144
25	0.20	282
26	0.30	282
27	0.40	282
28	0.50	282
29	0.60	07
30	0.70	285
31	0.80	07
32	0.90	285

FOLHA Nº 1

PLANTA BAIXA
 BLOCO A - ADMINISTRAÇÃO | BLOCO C - PÁTIO | PASSAGENS COBERTAS 01, 02 E 03
 ESCALA 1:100