


LEGENDA DE INCÊNDIO		
EXTINTORES	PORTÁTEIS	CARGA D'ÁGUA - 2 - A
	SOBRE PISOS	CARGA DE DIÓXIDO DE CARBONO (CO2) - 5 - B : C
		CARGA DE PÓ BC - 20 - B : C
		CARGA DE PÓ BC - 80 - B : C
SISTEMA DE HIDRANTES	HIDRANTE SIMPLES	
	REGISTRO DE RECALQUE SEM VÁLVULA DE RETENÇÃO	
	ACIONADOR DE BOMBA DE INCÊNDIO (BOTECERA TIPO LIGA DESLIGA)	
	BOMBA DE INCÊNDIO	
	RESERVA DE INCÊNDIO	
	ILUMINAÇÃO DE EMERGÊNCIA BLOCO AUTÔNOMO - BAUZAMENTO	
LUMIN. EMERG.	ILUMINAÇÃO DE EMERGÊNCIA BLOCO AUTÔNOMO - ACLAARAMENTO	
	ILUMINAÇÃO DE EMERGÊNCIA BLOCO AUTÔNOMO - ACLAARAMENTO	
SISTEMA DE DETECÇÃO E ALARME	SISTEMA DE ALARME	AVISADOR TIPO AUDIO-VISUAL
	COMPLEMENTOS	ACIONADOR MANUAL DO SISTEMA DE DETECÇÃO E ALARME
		CENTRAL DE DETECÇÃO E ALARME
		BATERIAS DO SISTEMA DE DETECÇÃO E ALARME (AUTONOMIA DE 01 HORA)
ROTAS DE FUGA	SAÍDA FINAL DA ROTA DE FUGA	
	DIREÇÃO DO FLUXO DA ROTA DE FUGA	
	FERRAGENS ANTI-PÂNICO	
	DETECTOR DE FUMAÇA	
	ENTRADA DE BOMBEIRO P/ COMBATE	
	ABRIGO DE GÁS DE GLP	

TUBO DE AÇO GALVANIZADO ø63mm (2.1/2")  
 TUBO QUE SOBE P/ PROX. PAVIMENTO  
 TUBO QUE DESCE P/ PAVIMENTO ANTERIOR

**PLANTA BAIXA**  
BLOCO D - QUADRA COBERTA  
ESCALA 1:100

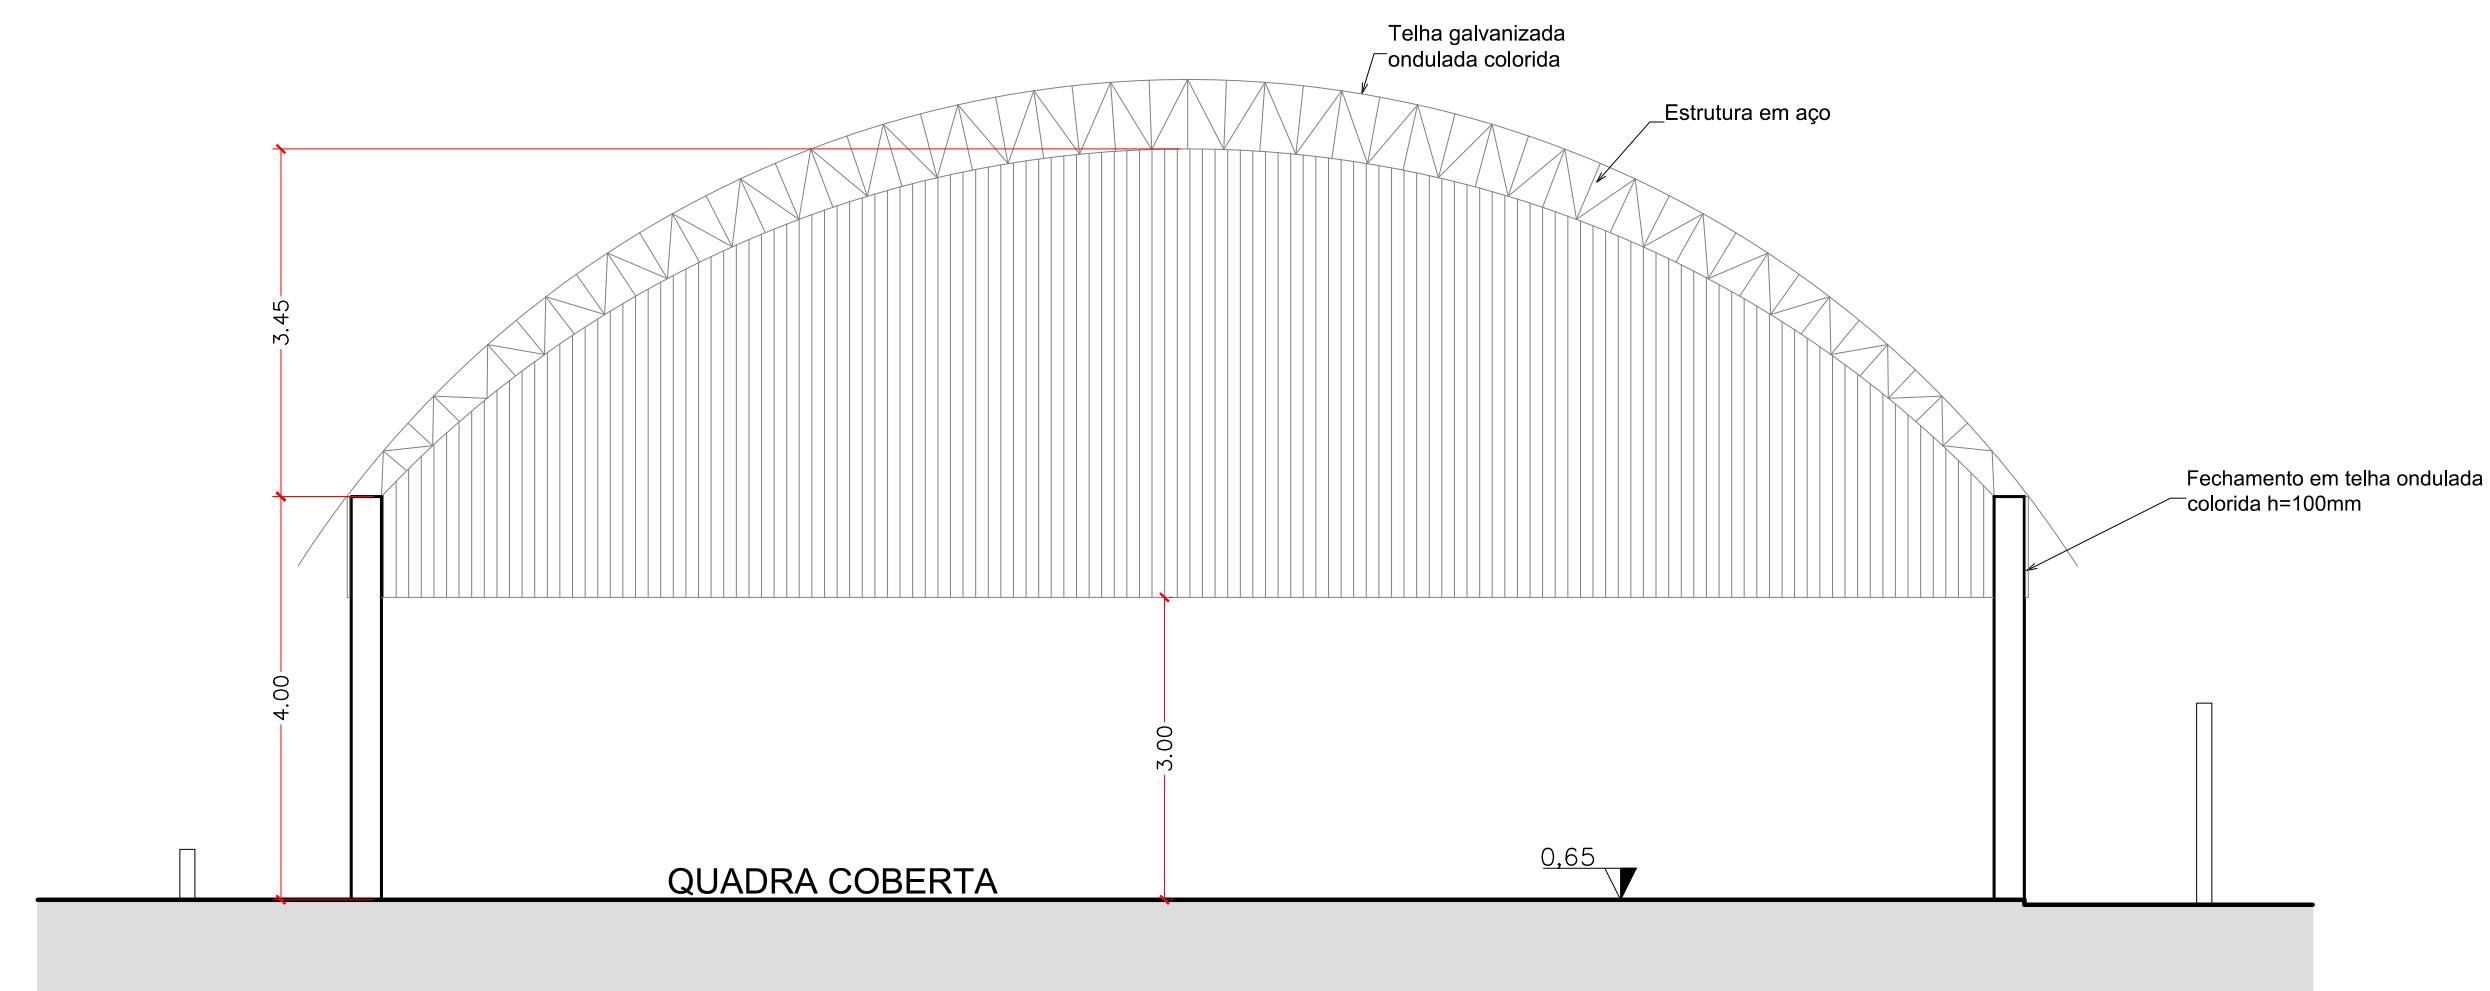

**CORTE CC**  
BLOCO D - QUADRA COBERTA  
ESCALA 1:75

RENAN	ESP	CDR
01	0.10	07
02	0.20	07
03	0.30	07
04	0.40	07
05	0.15	05
06	0.10	05
07	0.15	07
08	0.18	07
09	0.25	09
10	0.20	15
12	0.10	07
14	0.10	14
40	0.20	40
42	0.15	42
50	0.15	50
70	0.15	70
82	0.05	07
144	0.10	144
150	0.15	150
170	0.10	170
174	0.15	42
250	0.20	252
251	0.30	251
252	0.30	252
253	0.20	253
254	0.40	07
255	0.10	255

FOUR-41  
841 x 84 mm

**ESPAÇO RESERVADO PARA CORPO DE BOMBEIROS**

Responsável Técnico: Joel Rodrigo Cardoso - CREA 506.404.151-8  
 Responsável Pelo Uso: PREFEITURA MUNICIPAL DE MONTE ALTO

**PROJETO TÉCNICO DE SEGURANÇA CONTRA INCÊNDIO**  
PLANTA BAIXA/ CORTE BLOCO D - QUADRA COBERTA

Ocupação: E-1 ESCOLA EM GERAL  
Local: Av. Moyses Bahdur, 20 - Jd. Bela Vista  
MONTE ALTO/SP  
PROPRIETÁRIO: PREFEITURA MUNICIPAL DE MONTE ALTO

RESPONSÁVEL TÉCNICO: Engº Joel Rodrigo Cardoso CREA: 506.404.151-8  
ÁREA EXISTENTE: 2.624,67 m² ÁREA CONST.: 0,00m² ÁREA TOTAL: 2.624,67 m²  
DESENHISTA: RENAN ESCALA: Indicada DATA: AGOSTO/2016