


PLANTA BAIXA  
ESCALA 1:100

**LEGENDAS**

- À DEMOLIR
- À EXECUTAR
- COBERTURA À REVISAR QUALIDADE

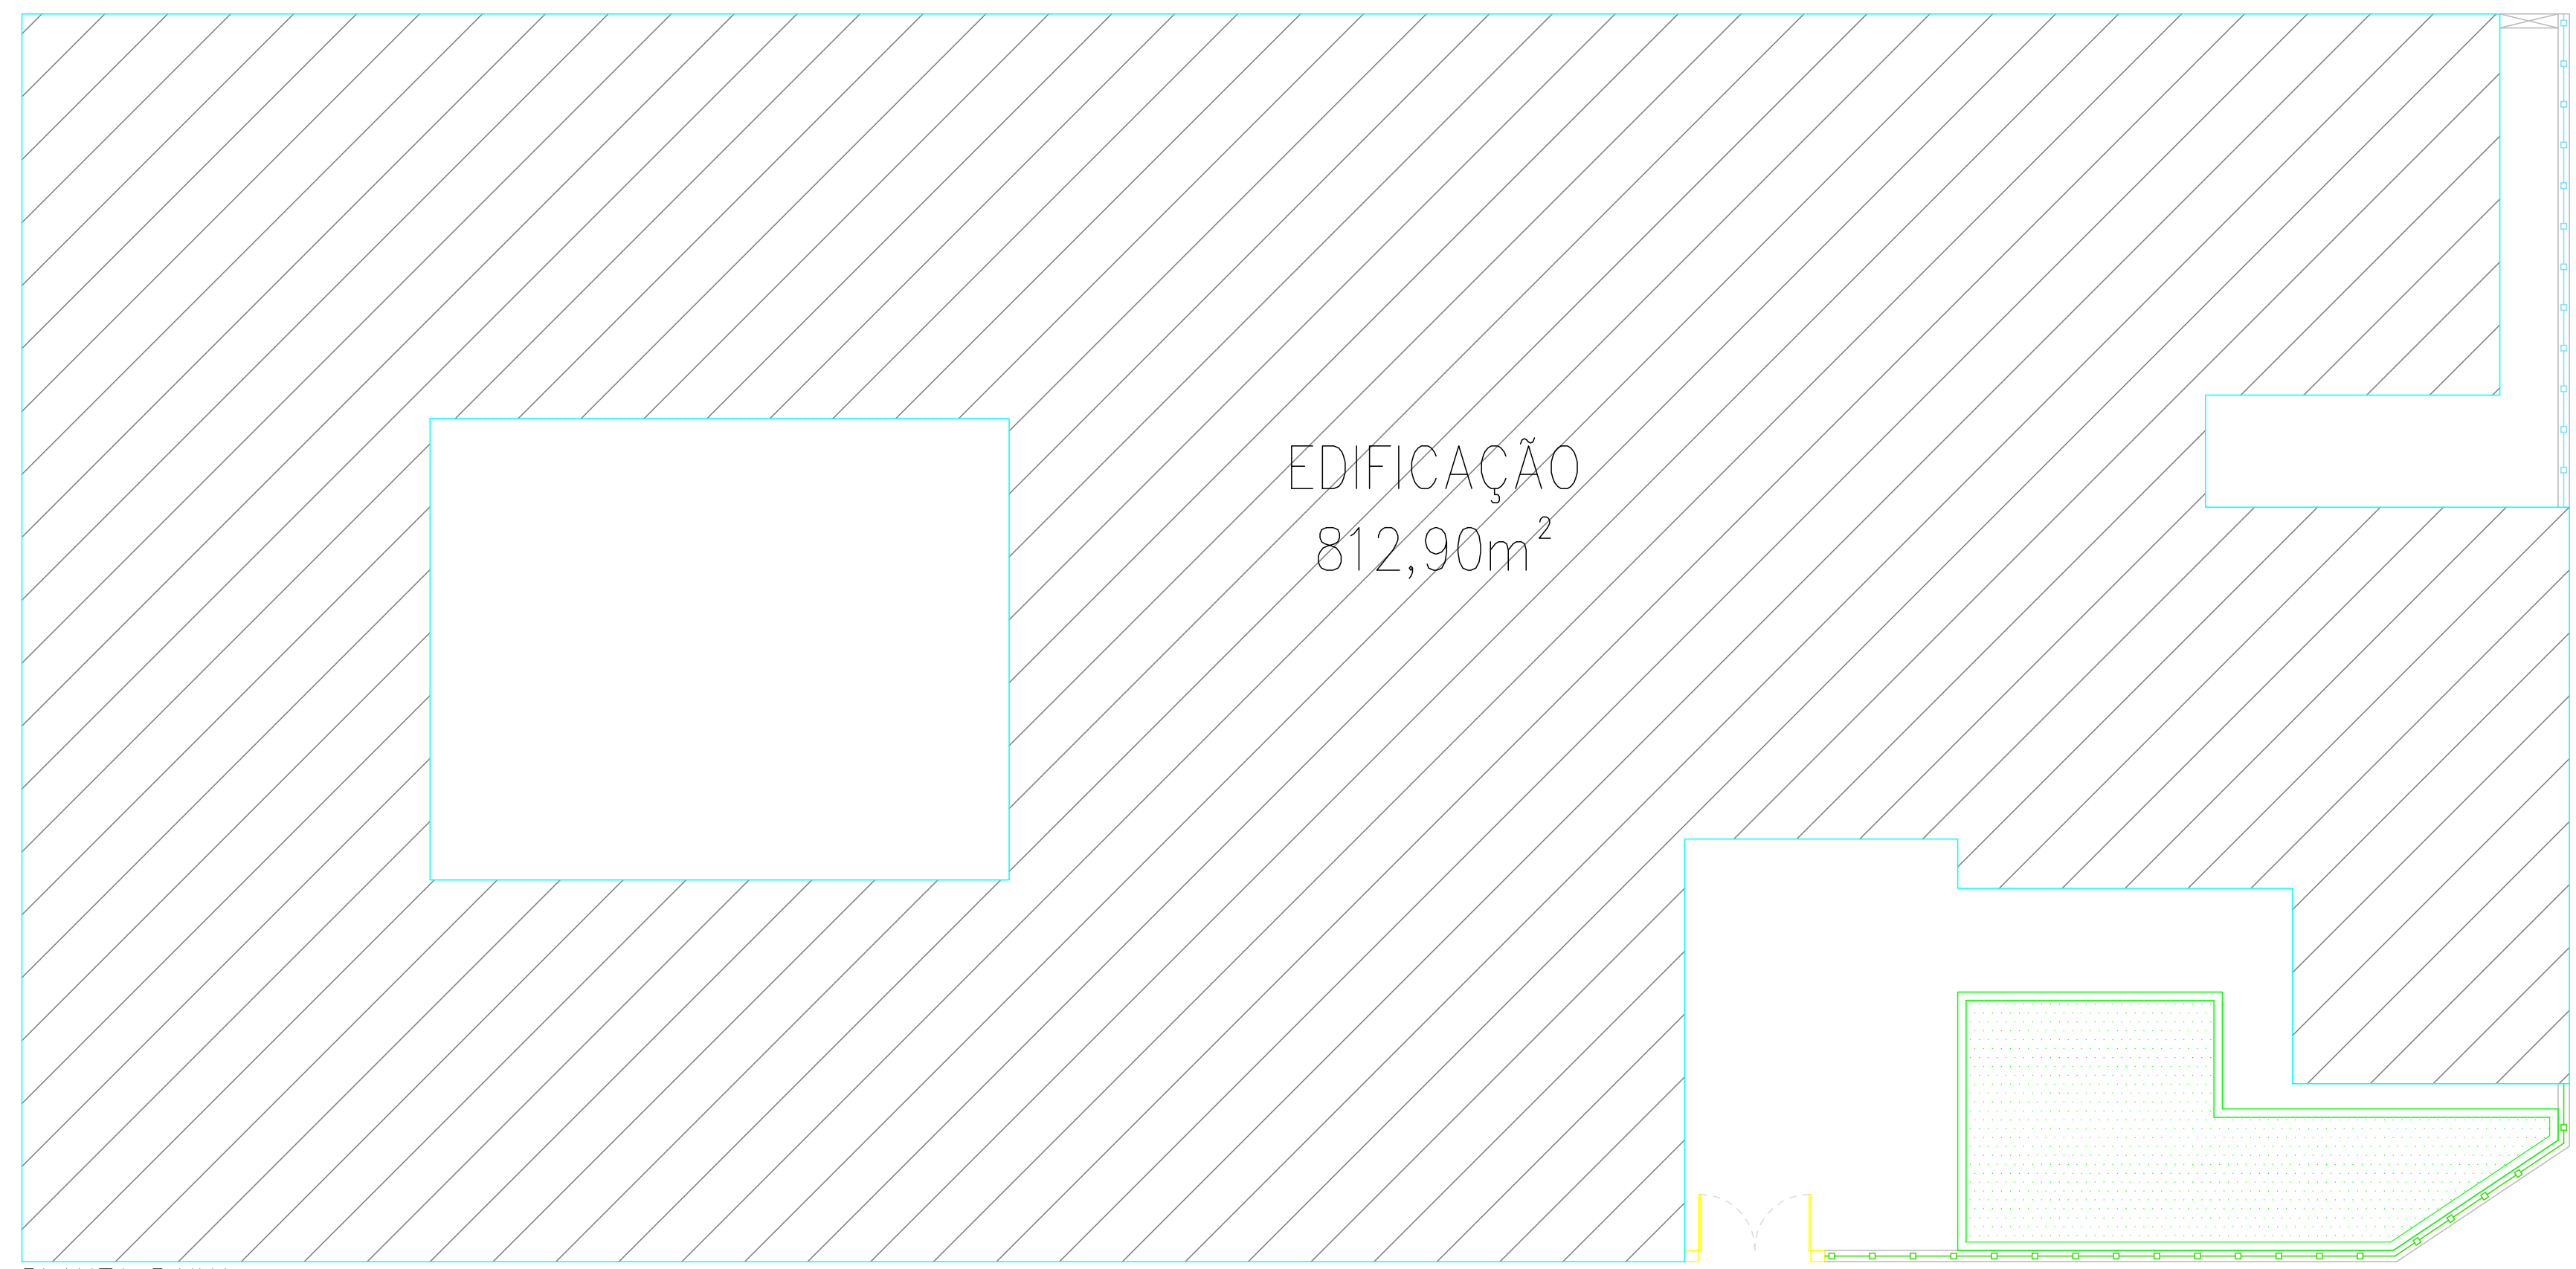

PLANTA BAIXA  
ESCALA 1:100

Responsável Técnico  
João Paulo Zerbiniatti - CREA 506.926.344-0

Responsável Pelo Uso  
PREFEITURA MUNICIPAL DE MONTE ALTO

PROJETO DE ADEQUAÇÃO - EMEB LAR DO PEQUENO MONTEALTENSE  
DETALHES - À EXECUTAR 02/03



Ocupação: E-1 ESCOLA EM GERAL  
Local: CEL PIRES PENTEADO, N° 275 - CENTRO, MONTE ALTO - SP  
PROPRIETÁRIO: PREFEITURA MUNICIPAL DE MONTE ALTO/SP  
RESPONSÁVEL TÉCNICO: Eng° JOÃO PAULO ZERBINATTI CREA: 506.926.344-0  
ÁREA EXISTENTE: 812,90m² ÁREA REF.: 00,00m² ÁREA TOTAL: 812,90m²  
DESENHISTA: LETÍCIA BORGES ESCALA: Indicada DATA: JUNHO/2024